


工事区分

項目	工事区分				備考
	建築	電気	別途	その他	
議場設備各機器の供給及び取付工事			○		
議場設備各機器間の配管配線工事		○			空配管含む
一次側電源工事		○			
二次側電源工事			○		
非常放送起動時の議場設備電源供給遮断制御		○			
シーリングスピーカー取付のための天井開口及び補強工事	○				
シーリングスピーカーの取付結線工事			○		
アッテネータ取付のための開口及び補強工事	○				
アッテネータの取付結線工事			○		
集音マイク取付のための天井開口及び補強工事	○				
集音マイクの取付結線工事			○		
120型電動巻上スクリーンボックス用開口及び取付	○				
120型電動巻上スクリーンの取付結線工事			○		
ビデオプロジェクター取付用の補強工事	○				
ビデオプロジェクターの取付結線工事			○		
液晶モニター(壁掛)取付用の補強工事	○				55型、32型
液晶モニター(壁掛)の取付結線工事			○		55型、32型
映像入出力パネル用仕器加工及び取付結線工事			○		送信器、受信器の設置結線も含む
映像出力パネル用仕器加工及び取付結線工事			○		受信器の設置結線も含む
システム単体調整			○		
システム総合調整	○	○	○		

1階議場設備 平面図

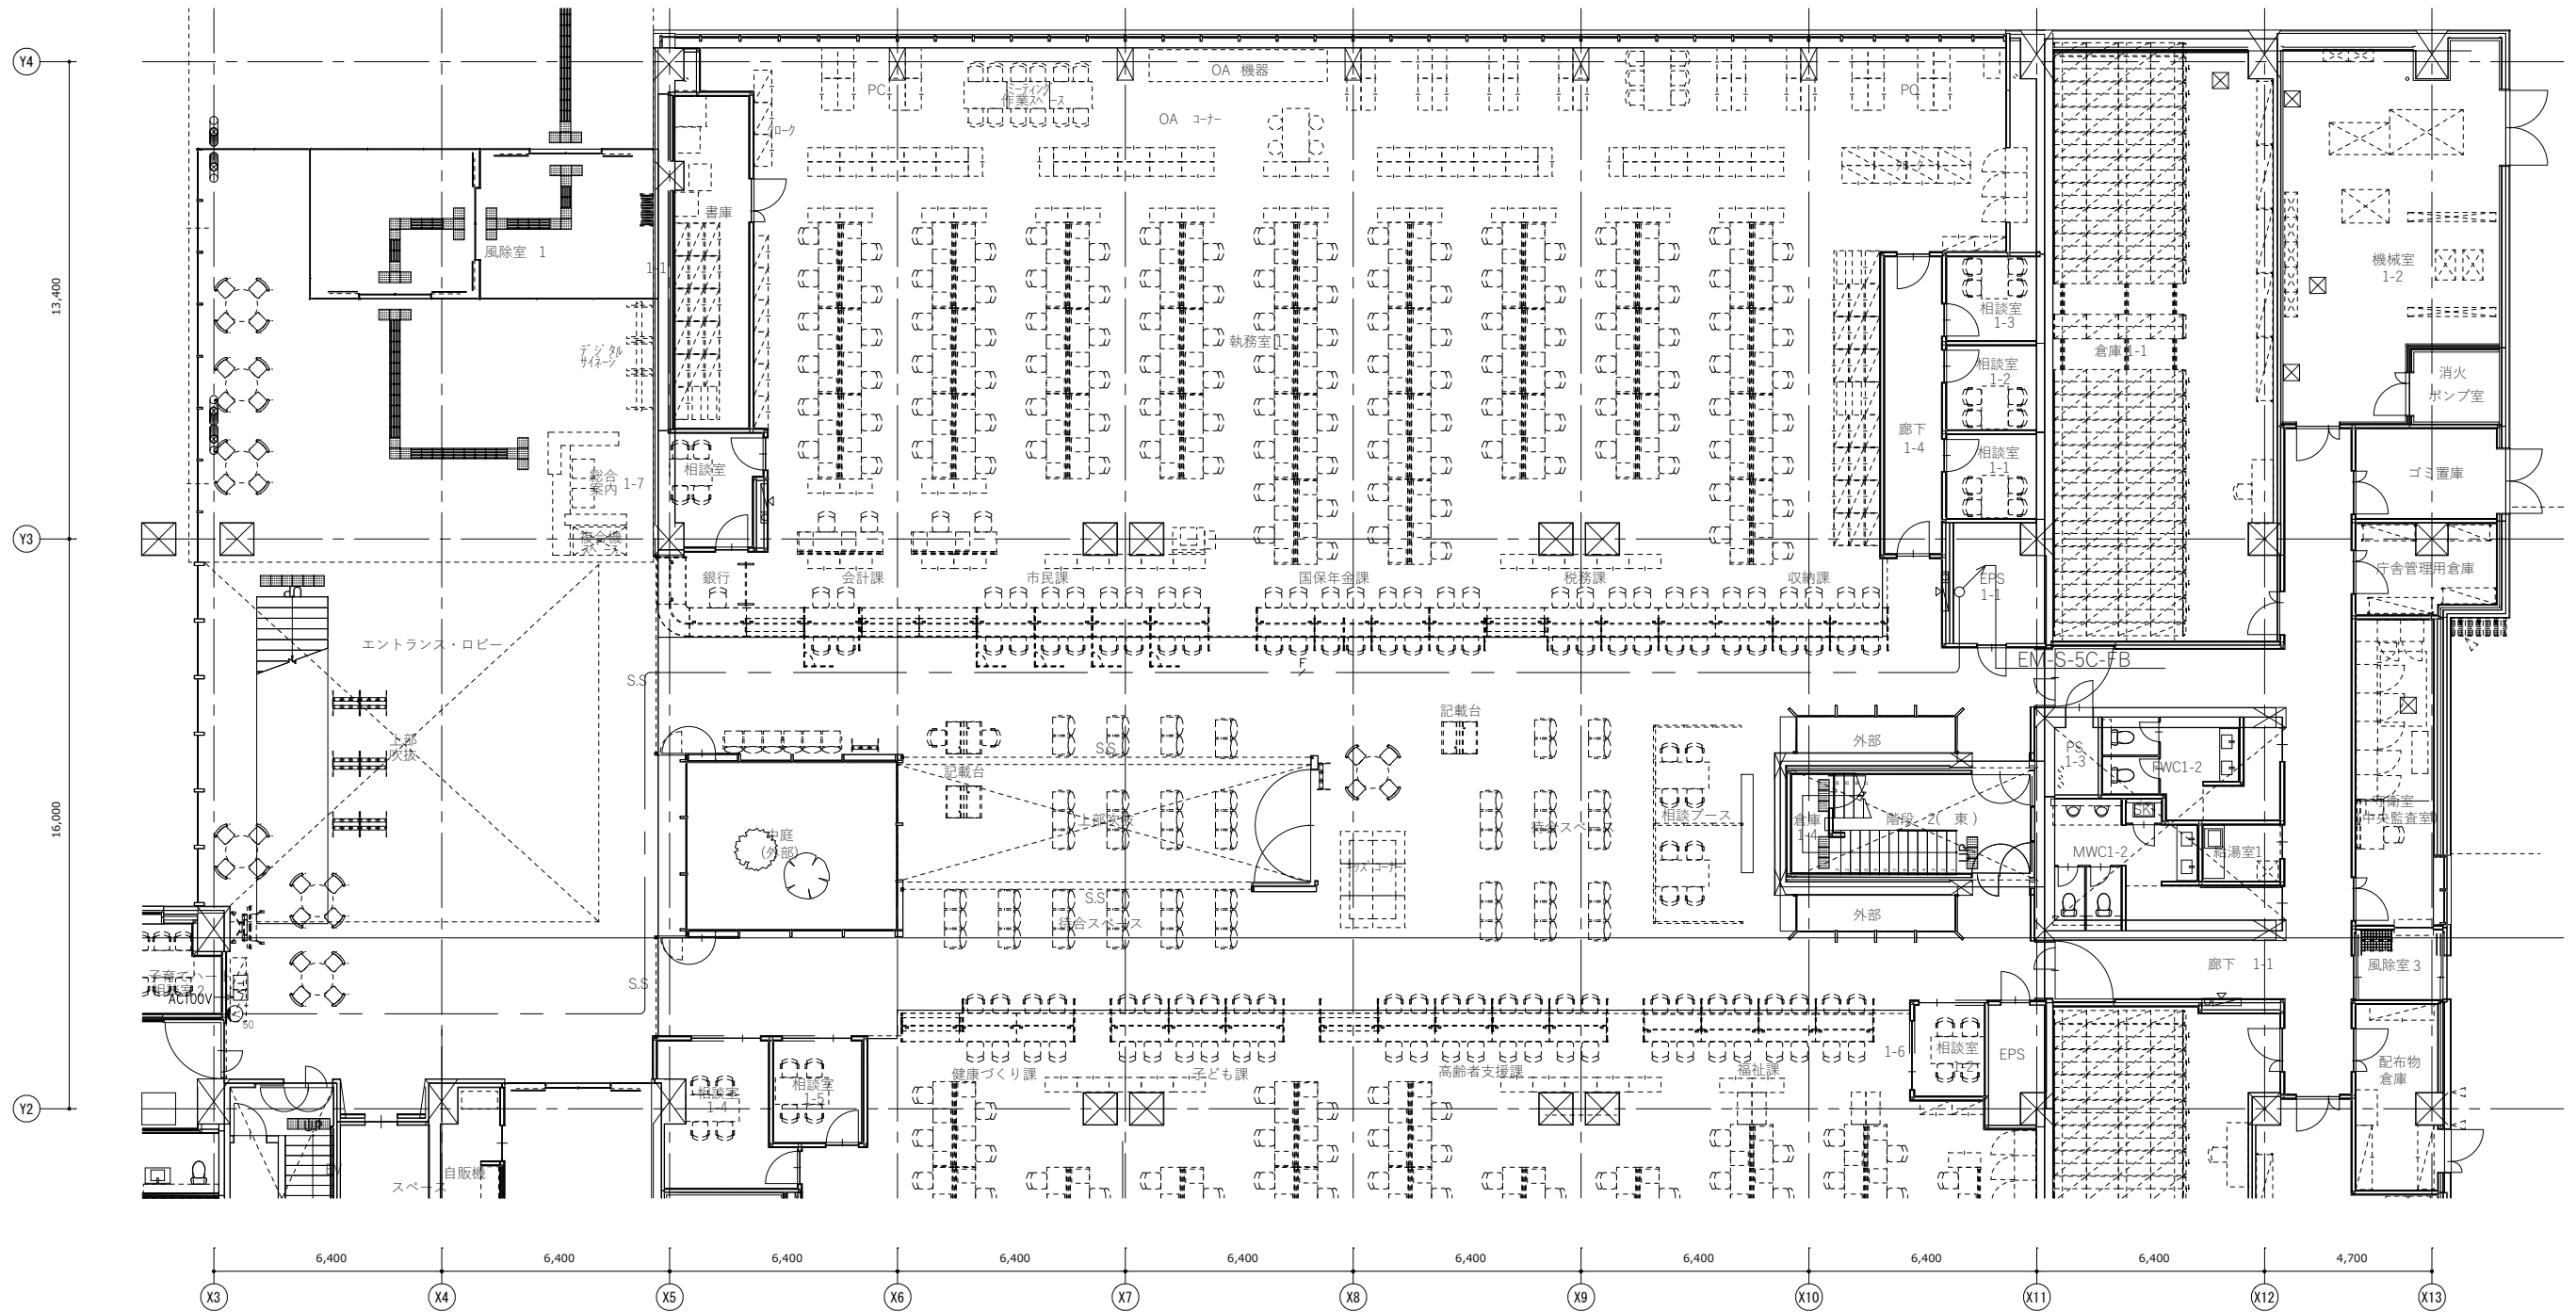

履歴	完成図作成 日付	完成図承認 日付	監理技術者 日付	担当者

ver.20190401

完成図承認 日付	完成図承認 日付	完成図承認 日付	完成図承認 日付	完成図承認 日付	完成図承認 日付

製作日	2022.00.00
ファイル名	

代表設計者	一級建築士 大臣登録第314368号 小林 一文
設計者	一級建築士 大臣登録第339306号 関根 能文
日付	2024.**.**
担当者	佐野田 裕太

業務名称	安中市新庁舎建設工事
図面名称	映像・音響設備 3階議場 平面図(3)

業務契約コード	108257-03
縮尺	A1:1/100 A3:1/200

図面番号	E-086
------	-------

管理建築士	一級建築士 大臣登録第341994号 中山 貴
-------	-------------------------------