




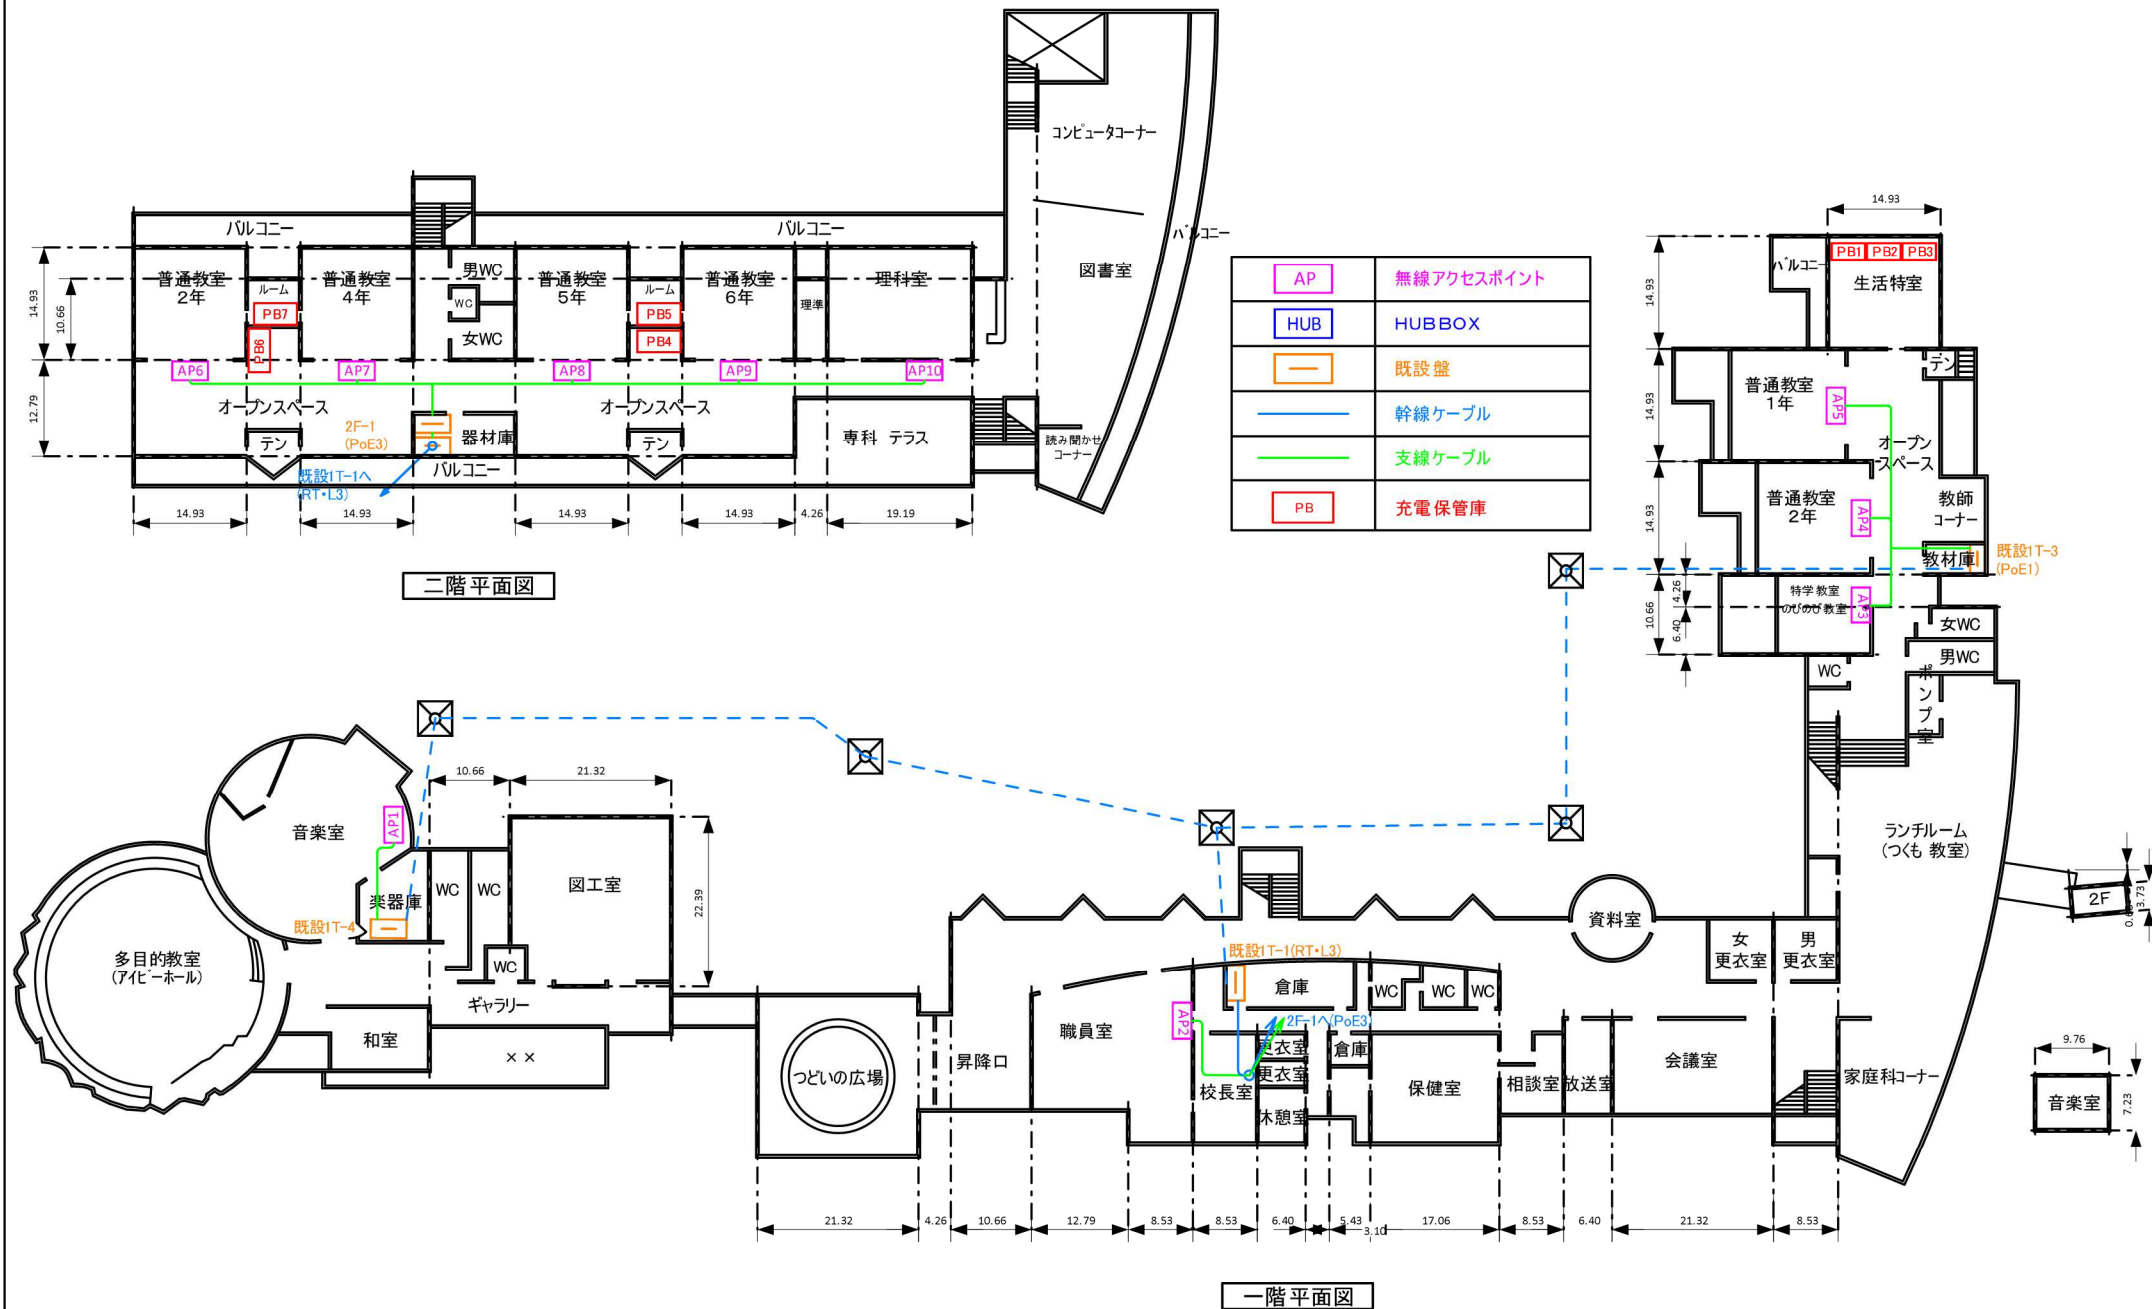

記事	訂正年月日	製図年月日	縮尺	承認	検図	設計	製図	工事名称	図面名称	図面番号
		2021/03/15	1/300 (参考)					安中市 様 安中市公立学校情報通信ネットワーク 環境施設整備業務委託	九十九小学校 1～3階 校内配線ルート図	011-1

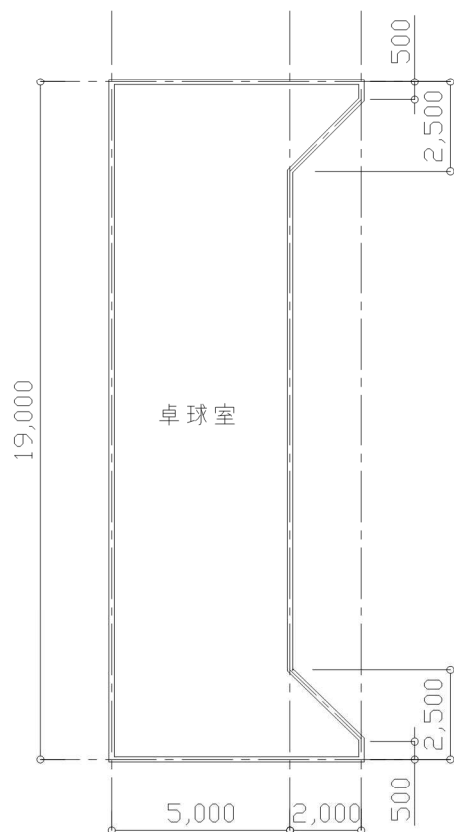

2 階平面図

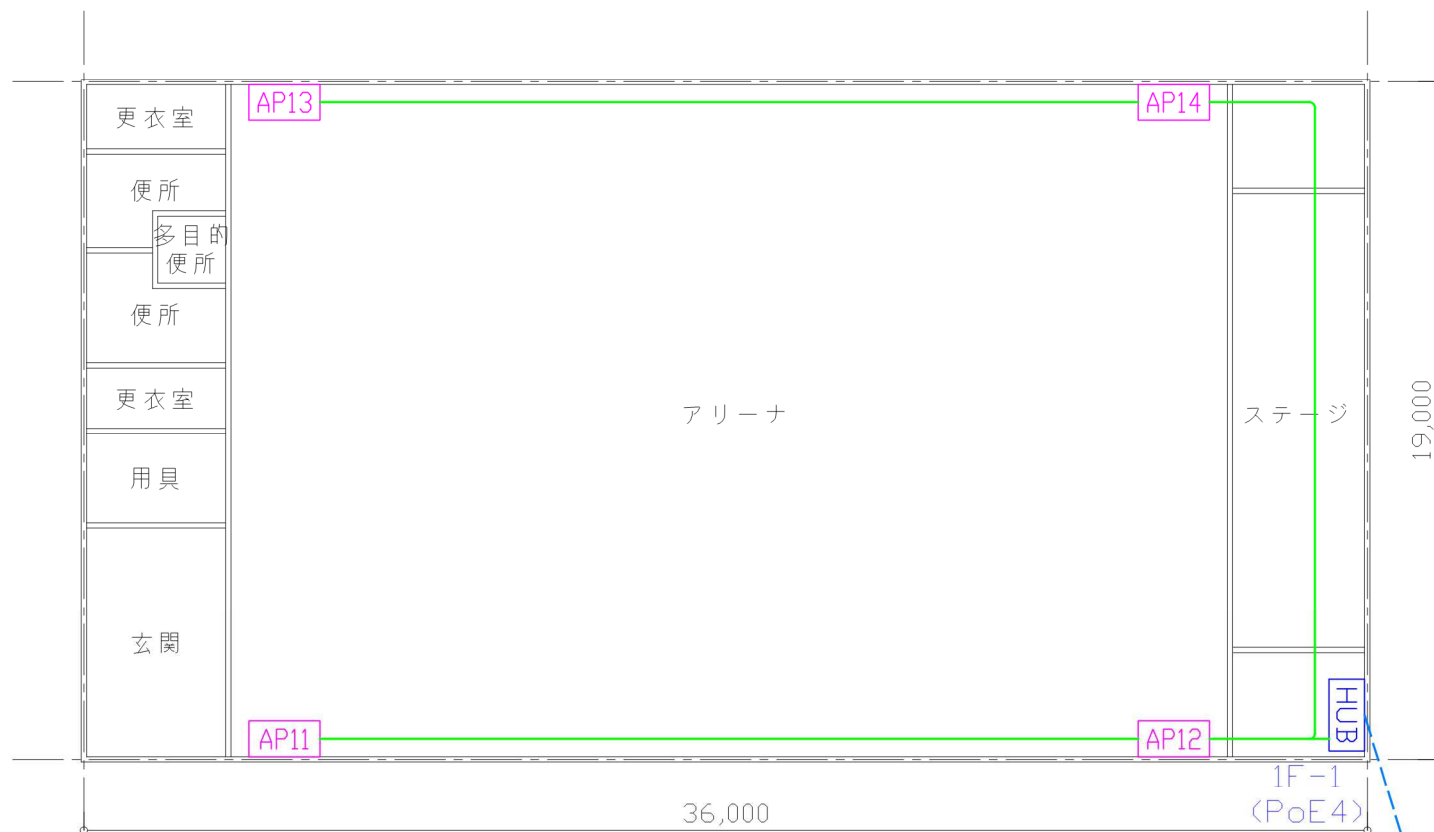

1 階平面図

PB	充電保管庫
AP	無線アクセスポイント
HUB	H U B B O X
	幹線ケーブル
	支線ケーブル

既設
1T-1~
(RT・L3)

記事	訂正年月日	製図年月日	縮尺	承認	検図	設計	製図	工事名称	図面名称	図面番号
		2021/03/15	1/150 (参考)					安中市 様 安中市公立学校情報通信ネットワーク 環境施設整備業務委託	九十九小学校 アリーナ 校内配線ルート図	011-2