


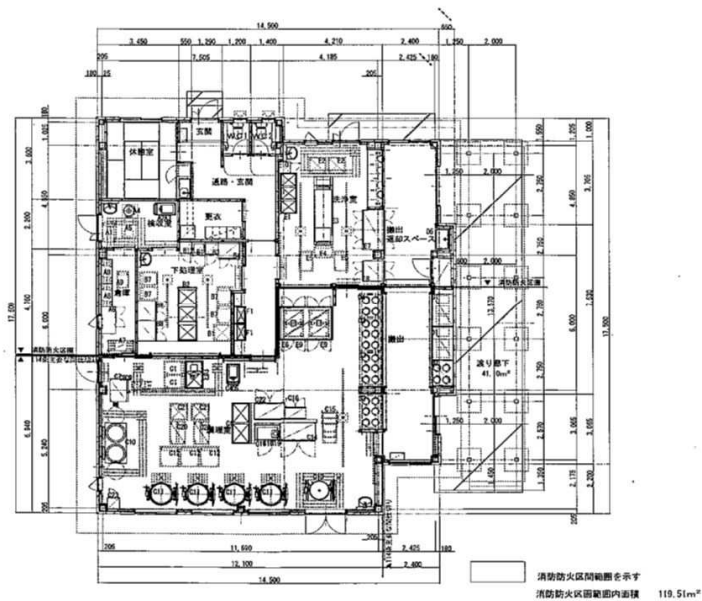

消防防火区画範囲内


No.	品 名	型 式	数	ガ ス (LPG) 消費量 kW	電 気 (50Hz) kW		
					1P100V	1P200V	3P200V
C3	卓上野添調理機	VO-4	1		0.20		
C7	コンビオーブン	AO-202ES	1				38.20 (19.0kW/×2)
C10	丸型フライヤー	F6SHT-180-2-D	1	74.42			
C11	ステンレス製回転釜	K1020X-40	4	176.00 (44.0kW/台)			
C14	冷蔵庫	HR-150A-1-ML	1		0.294		
C16	器具消毒保管機	ESK-505特	1				4.40
C18	器具消毒保管機	ETK-90S	1		1.10		
C19	IH調理器	KZ-PH34	1		1.40		
C22	器具消毒保管機	EMK-150S	1				9.90
E6	トラックインタイプ 電気式消毒保管機	TEW-65	1				27.0
ガス・電気累計				250.42	2.994		80.10
合計					333.514kw ≦ 350kw		

消防防火区画範囲外

No.	品 名	型 式	数	ガ ス (LPG) 消費量 kW	電 気 (50Hz) kW		
					1P100V	1P200V	3P200V
A4	球投げ刺機	P-48	1				0.40
A6	テーブル形冷蔵庫	RT- 120SRG-1-ML	1		0.328		
B3	器具消毒保管機	ESK-255特	1				2.20
B4	器具消毒保管機	EMK-100S	1				6.75
B8	冷凍冷蔵庫	RF-90AF-1	1		0.389		
B9	冷蔵庫	HR-90A-1-ML	1		0.389		
B11	検査保存用冷凍庫	SF-200T	1		0.12		
E3	食器・食器洗浄機	WAE2-3NU特	1				40.59
E7	電気式食器消毒保管機	EW-2005特	1				13.5
E8	電気式食器消毒保管機	EW-1005特	1				6.75
F1	オートサニテーション	MS-75D	1		0.018		
ガス・電気累計					1.244		70.19
合計					71.434kw ≦ 350kw		

機器リスト 安中小学校

	名称	数量	備考
1	ガス回転釜	4	
2	卓上野菜調理機	1	
3	スチームコンベクション	1	
4	丸型フライヤー	1	
5	冷蔵庫	2	
6	器具用消毒保管機	5	
7	IH調理器	1	
8	トラックインタイプ電気式消毒保管機	1	
9	球根皮剥機	1	
10	テーブル形冷蔵庫	1	
11	冷凍冷蔵庫	1	
12	冷凍庫	1	
13	食器・食缶洗浄機	1	
14	電気式食器消毒保管機	2	

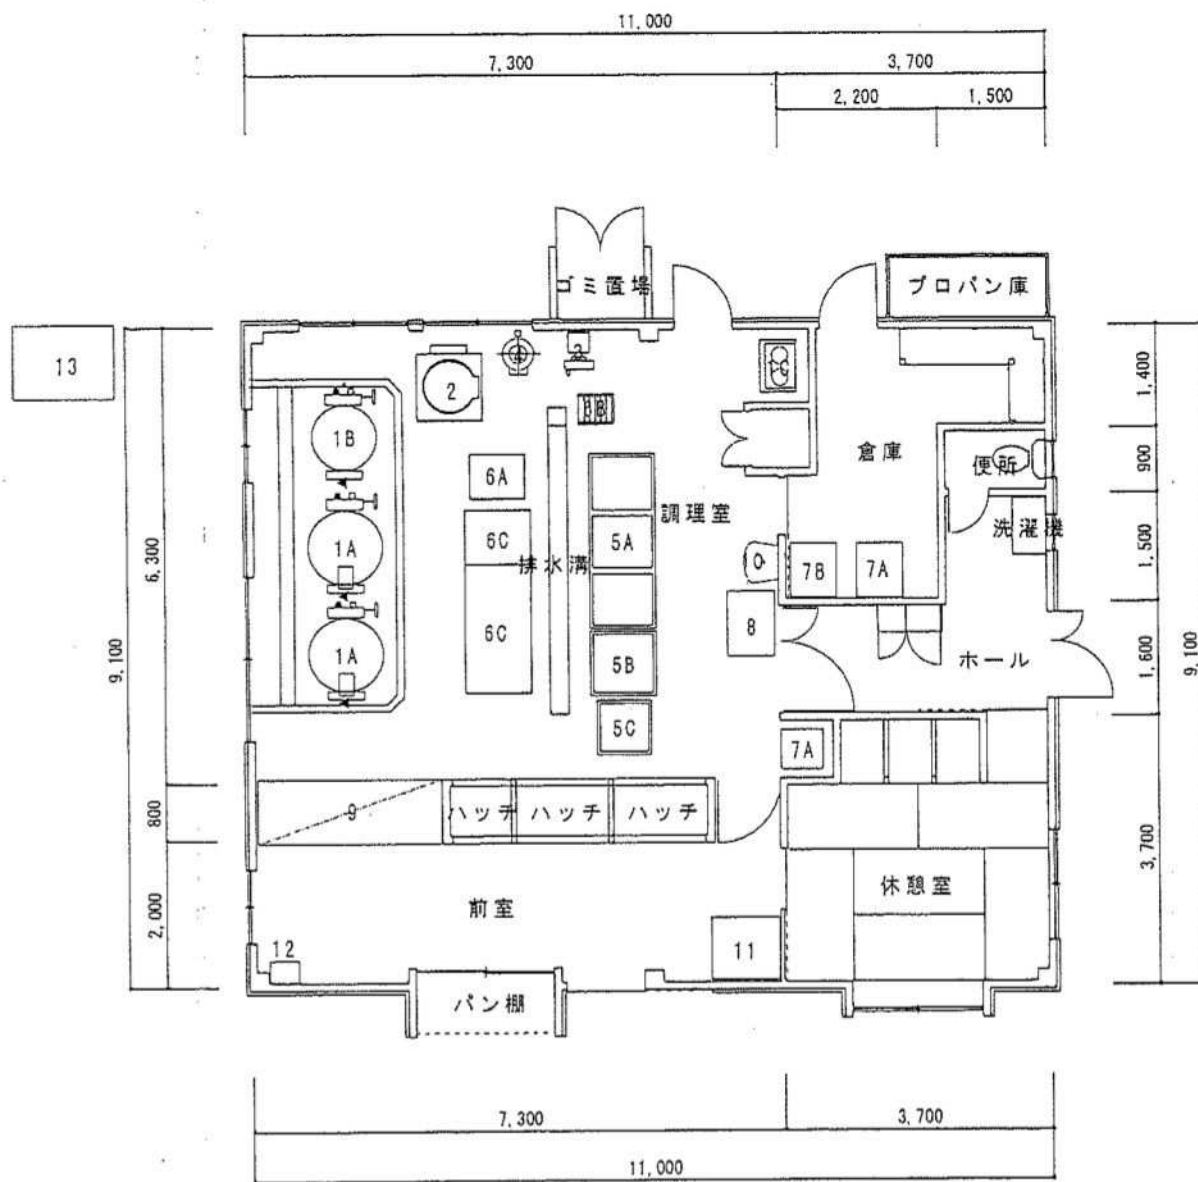

厨房機器リスト

記号	機器名称	数量
1 A	ガス回転釜(大)	2
1 B	ガス回転釜(中)	1
1 C	ガスコンロ	1
2	揚物器	1
3	野菜切機	1
4	皮剥器	1
5 A	3槽シンク	1
5 B	1槽シンク	1
5 C	移動シンク	1
6 A	移動台	1
6 B	置台	1
6 C	調理台	2
7 A	冷蔵庫	2
7 B	冷凍庫	1
8	殺菌庫	1
9	食器消毒保管庫	1
10	手洗器	1
11	牛乳保冷库	1
12	サンプルケース台	1
13	給湯ボイラー	1

東横野小学校給食室 機器平面図 S=1:100

(平成22年度)

施設の配置図

縮尺

1/1000
10m

学校名

東横野小学校

調査番号

(都道府県)

(市町村)

(学校)

整理番号

1105

凡例

建物

- ① 未とりこなし建物
- ② 危険建物
- ③ 借用建物
- ④ 一時使用建物

器具置場
⑤ 便所


建物以外の工作物

- ⑥ 自転車置場
- ⑦ 倉庫
- ⑧ 水き放けの道路下
- ⑨ 温室
- ⑩ 柵欄場
- ⑪ 正門

方位



(北に矢印を付す)

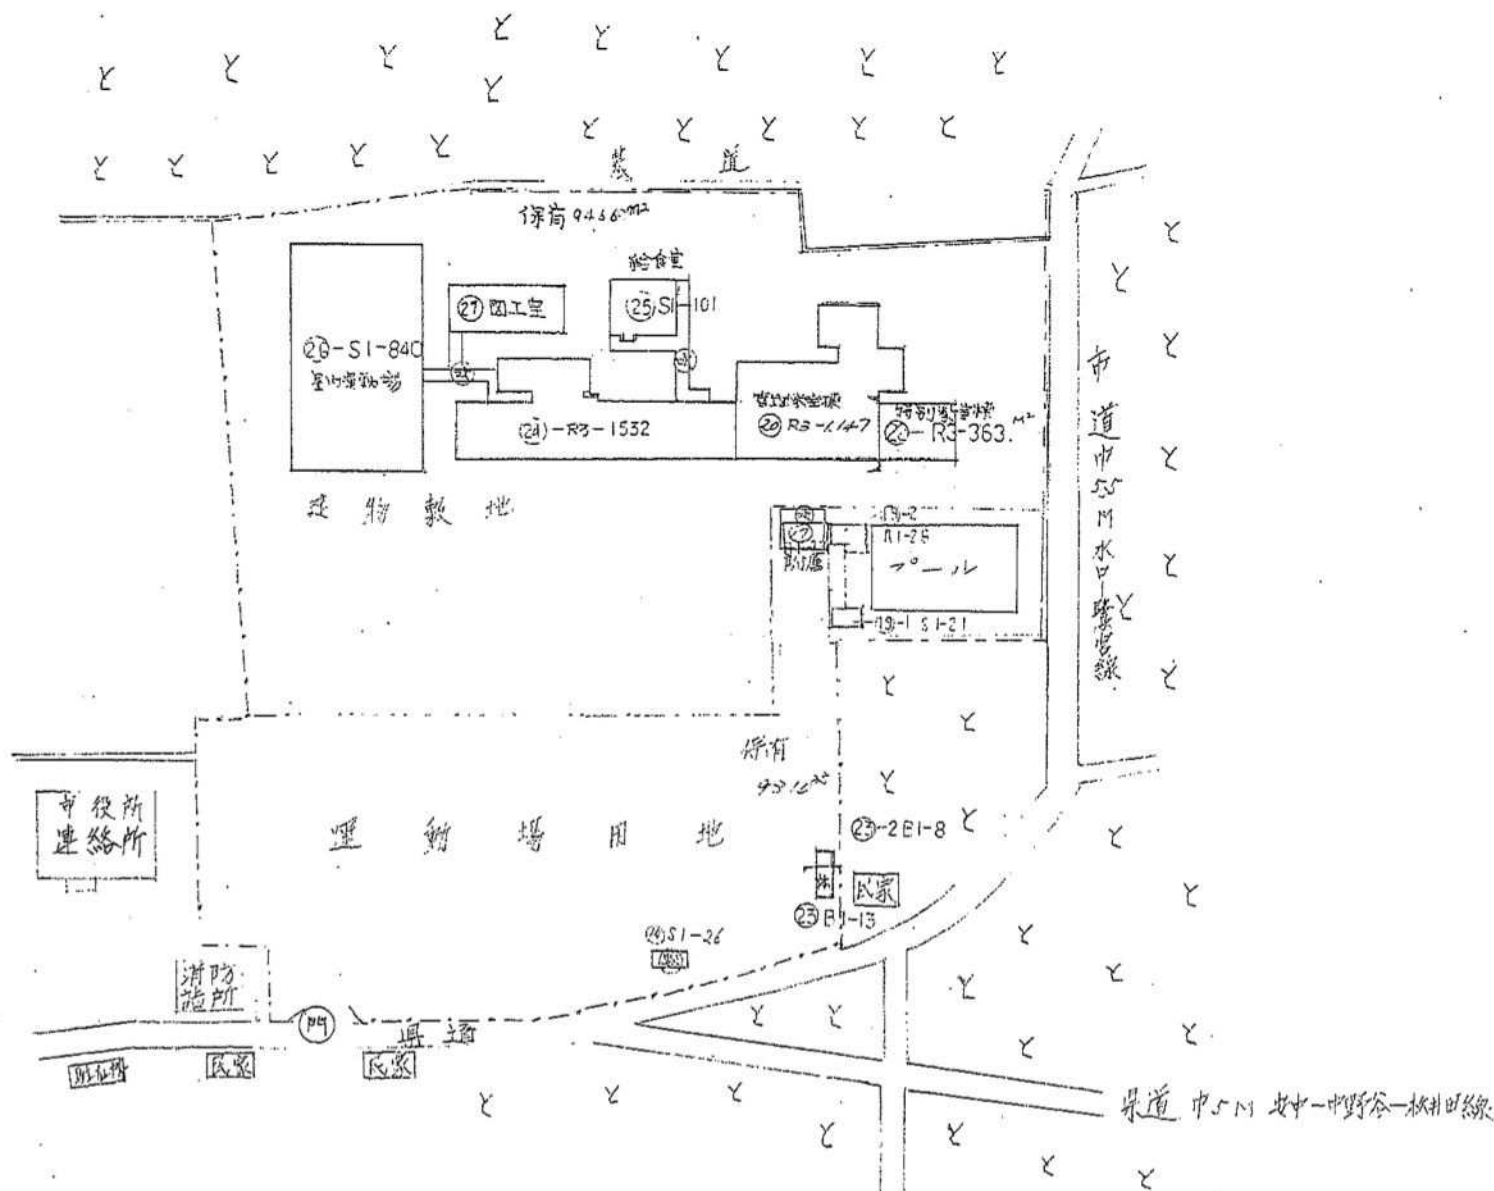




厨房機器リスト

[illegible]

(平成 22 年度)

施設の配置図

 縮尺



学校名

秋田県立小野川小学校

調査番号

(調査年度) 1021 (市町村) 1084 (学校) 7

整理番号

1107

 
凡 例

建 物


- ① 未 未とりこなし建物
- ② 危 危険建物
- ③ 借 借用建物
- ④ 一 一時使用建物
- ⑤ 計 計画変更建物
- ⑥ 明 明瞭な建物
- ⑦ 便 便所
- ⑧ 物 物置


建物以外の工作物

- ⑨ 自 自転車置場
- ⑩ 倉 庫
- ⑪ 吹 吹き出しの放風下
- ⑫ 温 温室
- ⑬ 接 相模場



(北に矢印を付す)

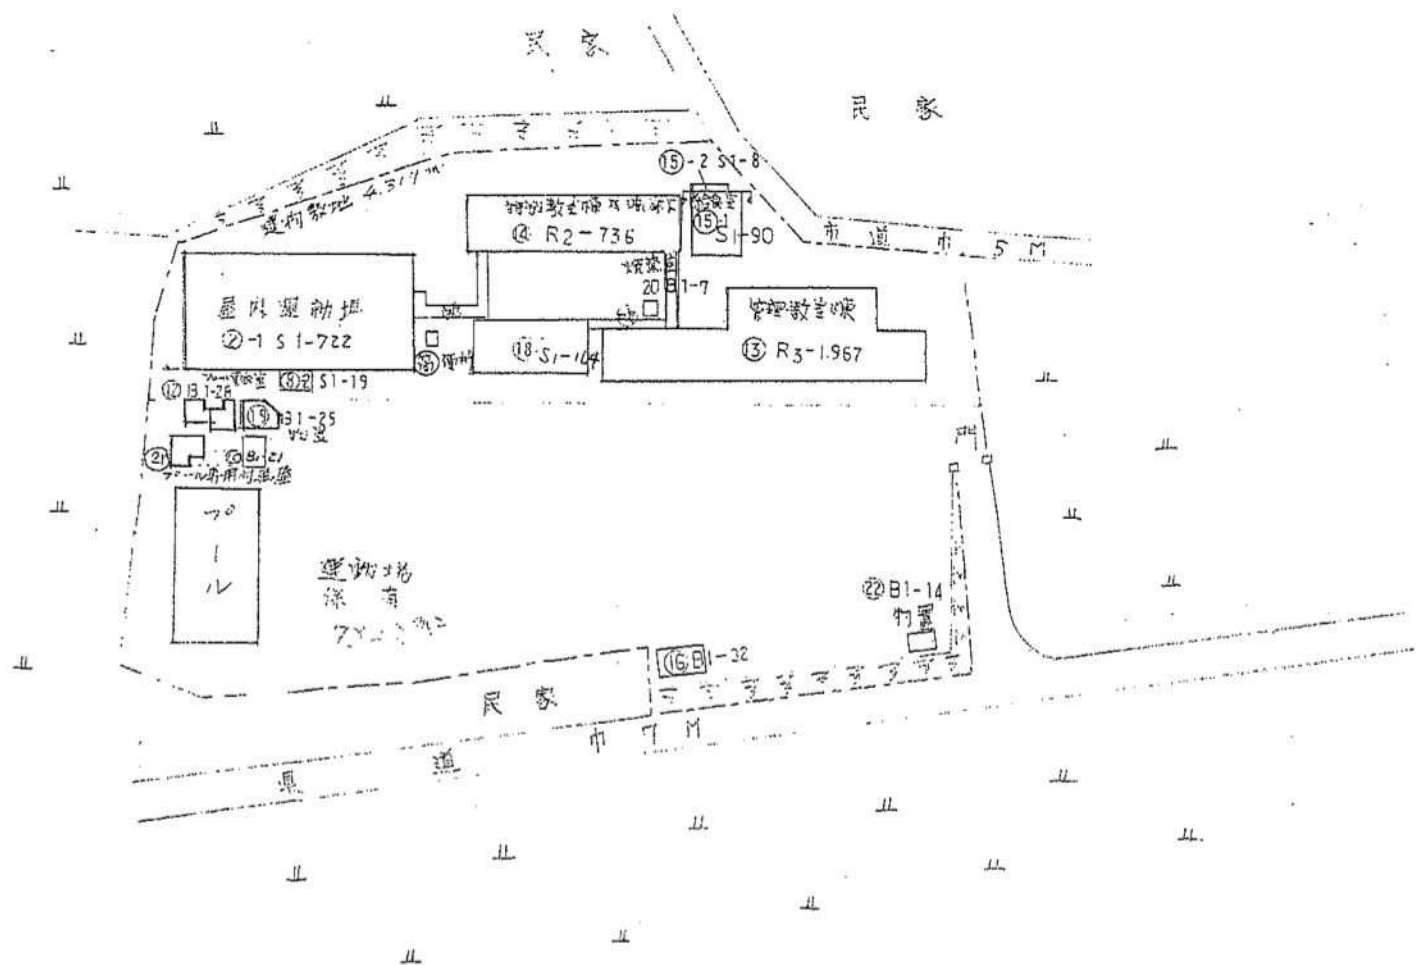

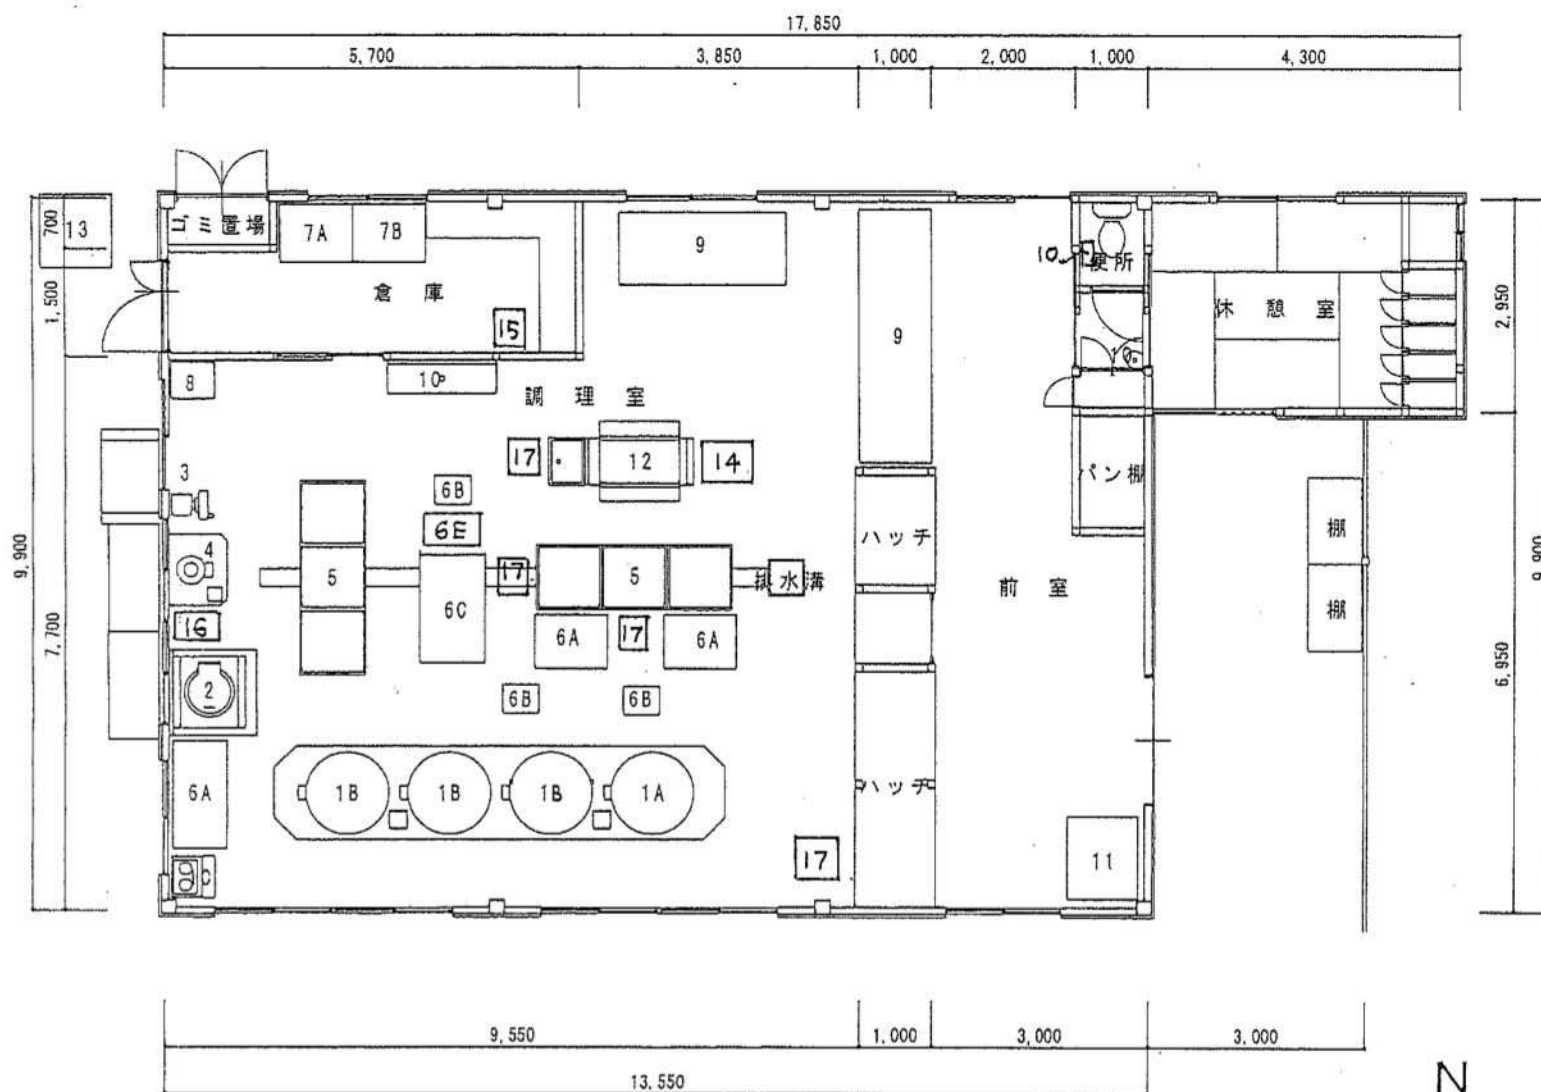

厨房機器リスト


記号	機器名称	数量
1 A	ガス回転釜(中)	1
1 B	ガス回転釜(大)	3
1 C	ガスコンロ(三口)	1
2	揚物器	1
3	野菜切器	1
4	皮剥器	1
5	3槽シンク	2
6 A	移動台	3
6 B	置台	3
6 C	調理台	1
6 E	調理台	1
7 A	冷蔵庫(大型冷凍冷蔵庫)	1
7 B	冷凍庫	1
8	殺菌庫	1
9	食器消毒保管庫	2
10	手指殺菌機	3
11	牛乳保冷库	1
12	食器洗浄機	1
13	給湯ボイラー	1
14	ドライ用調理台	1
15	保存食用冷凍庫	1
16	一槽シンク(移動式)	1
17	作業台	4

碓東小学校給食室 機器平面図 S=1:100

(平成22年度)

施設の配置図

 縮尺



学校名

碓東小学校

調査番号


調査番号	(市町村)	(学 校)	整理番号
102110846			

1106


凡 例

建 物

- 未 未とりこなし建物
- 危 危険建物
- 借 借用建物
- 一 一時使用建物
- 他 屋外教育環境整備事業によるもの

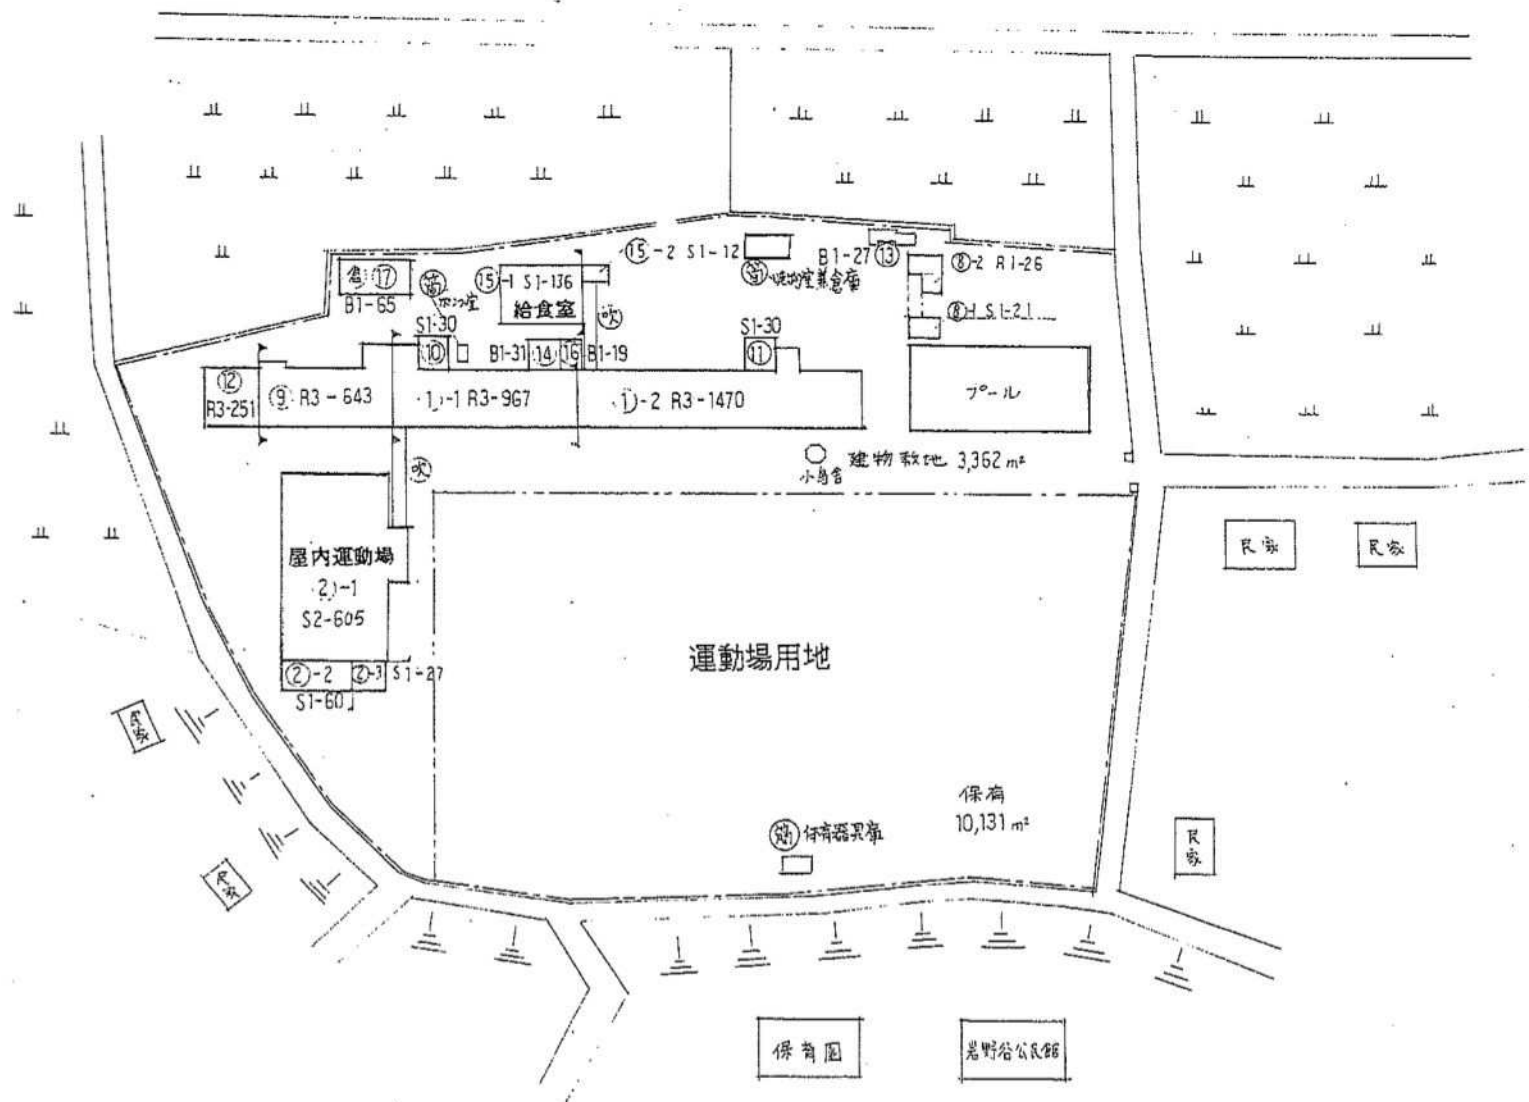

(北に矢印を付す)

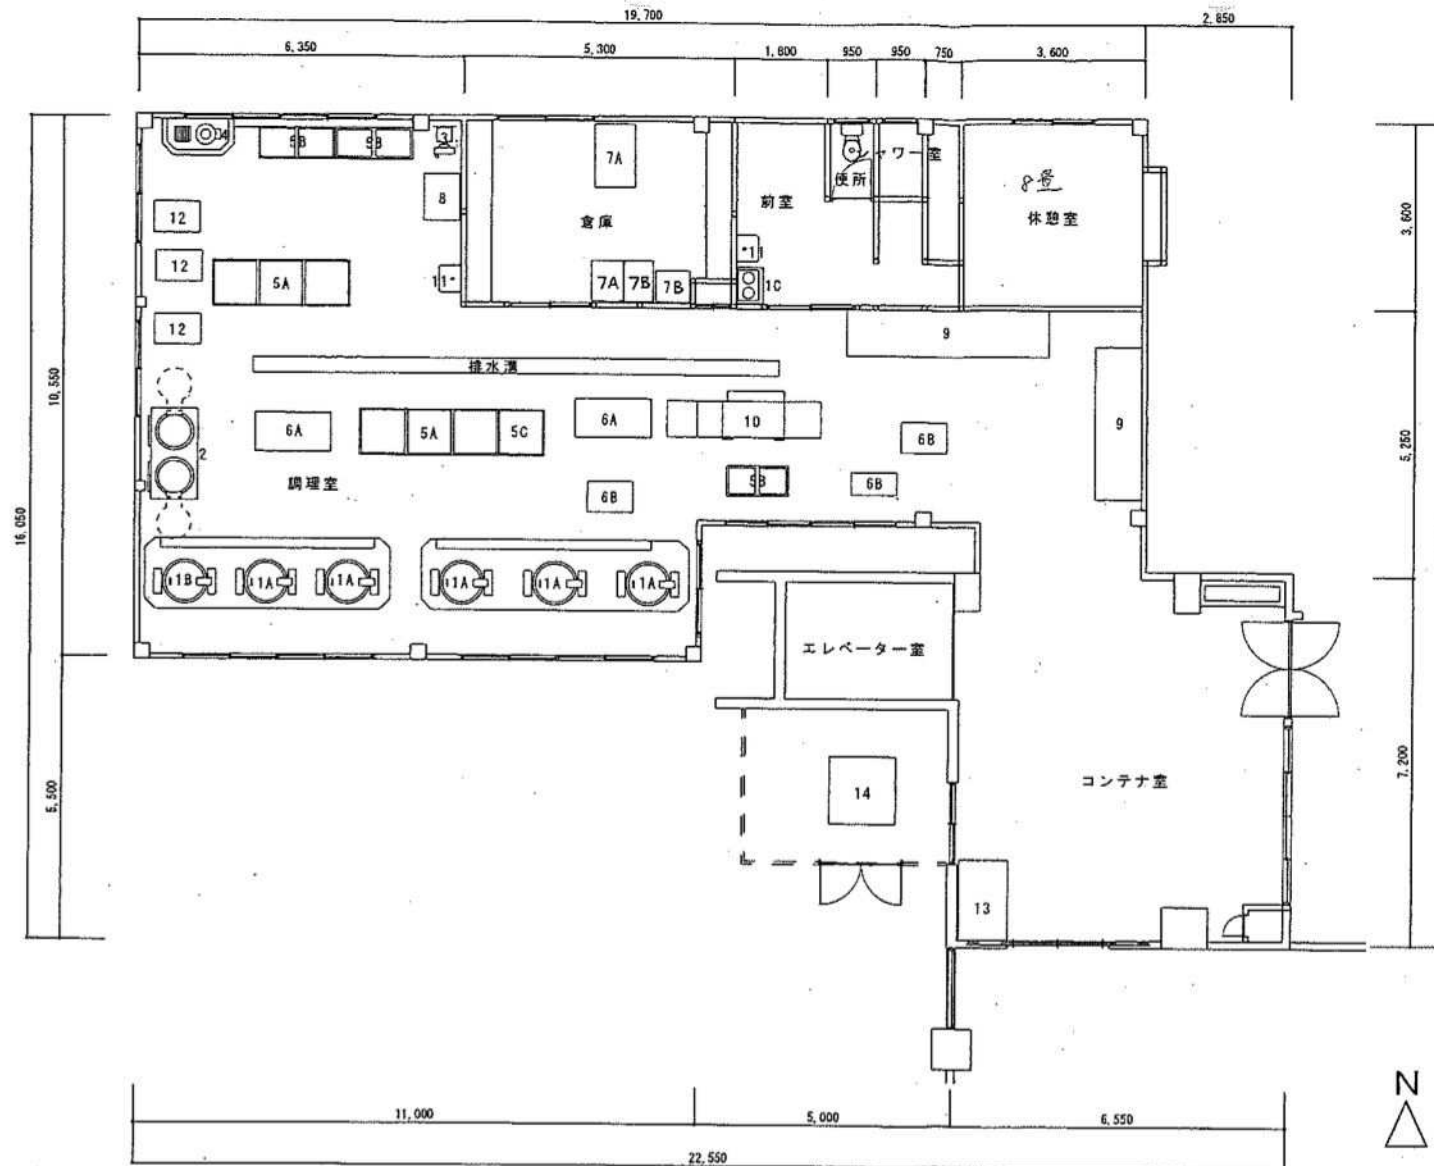

厨房機器リスト

記号	機器名称	数量
1 A	ガス回転釜(大)	5
1 B	ガス回転釜(中)	1
1 C	ガスコンロ	1
2	揚物器(両側)	1
3	野菜切機	1
4	球根皮剥器	1
5 A	3槽シンク	2
5 B	2槽シンク	3
5 C	1槽シンク	1
6 A	調理台	2
6 B	移動台	3
7 A	冷蔵庫	2
7 B	冷凍庫	2
8	殺菌庫	1
9	食器消毒保管庫	2
10	食器洗浄機	1
11	手洗器	2
12	L型運搬車	3
13	牛乳保冷库	1
14	ボイラー	1

第一中学校給食室 機器平面図 S=1:100

