


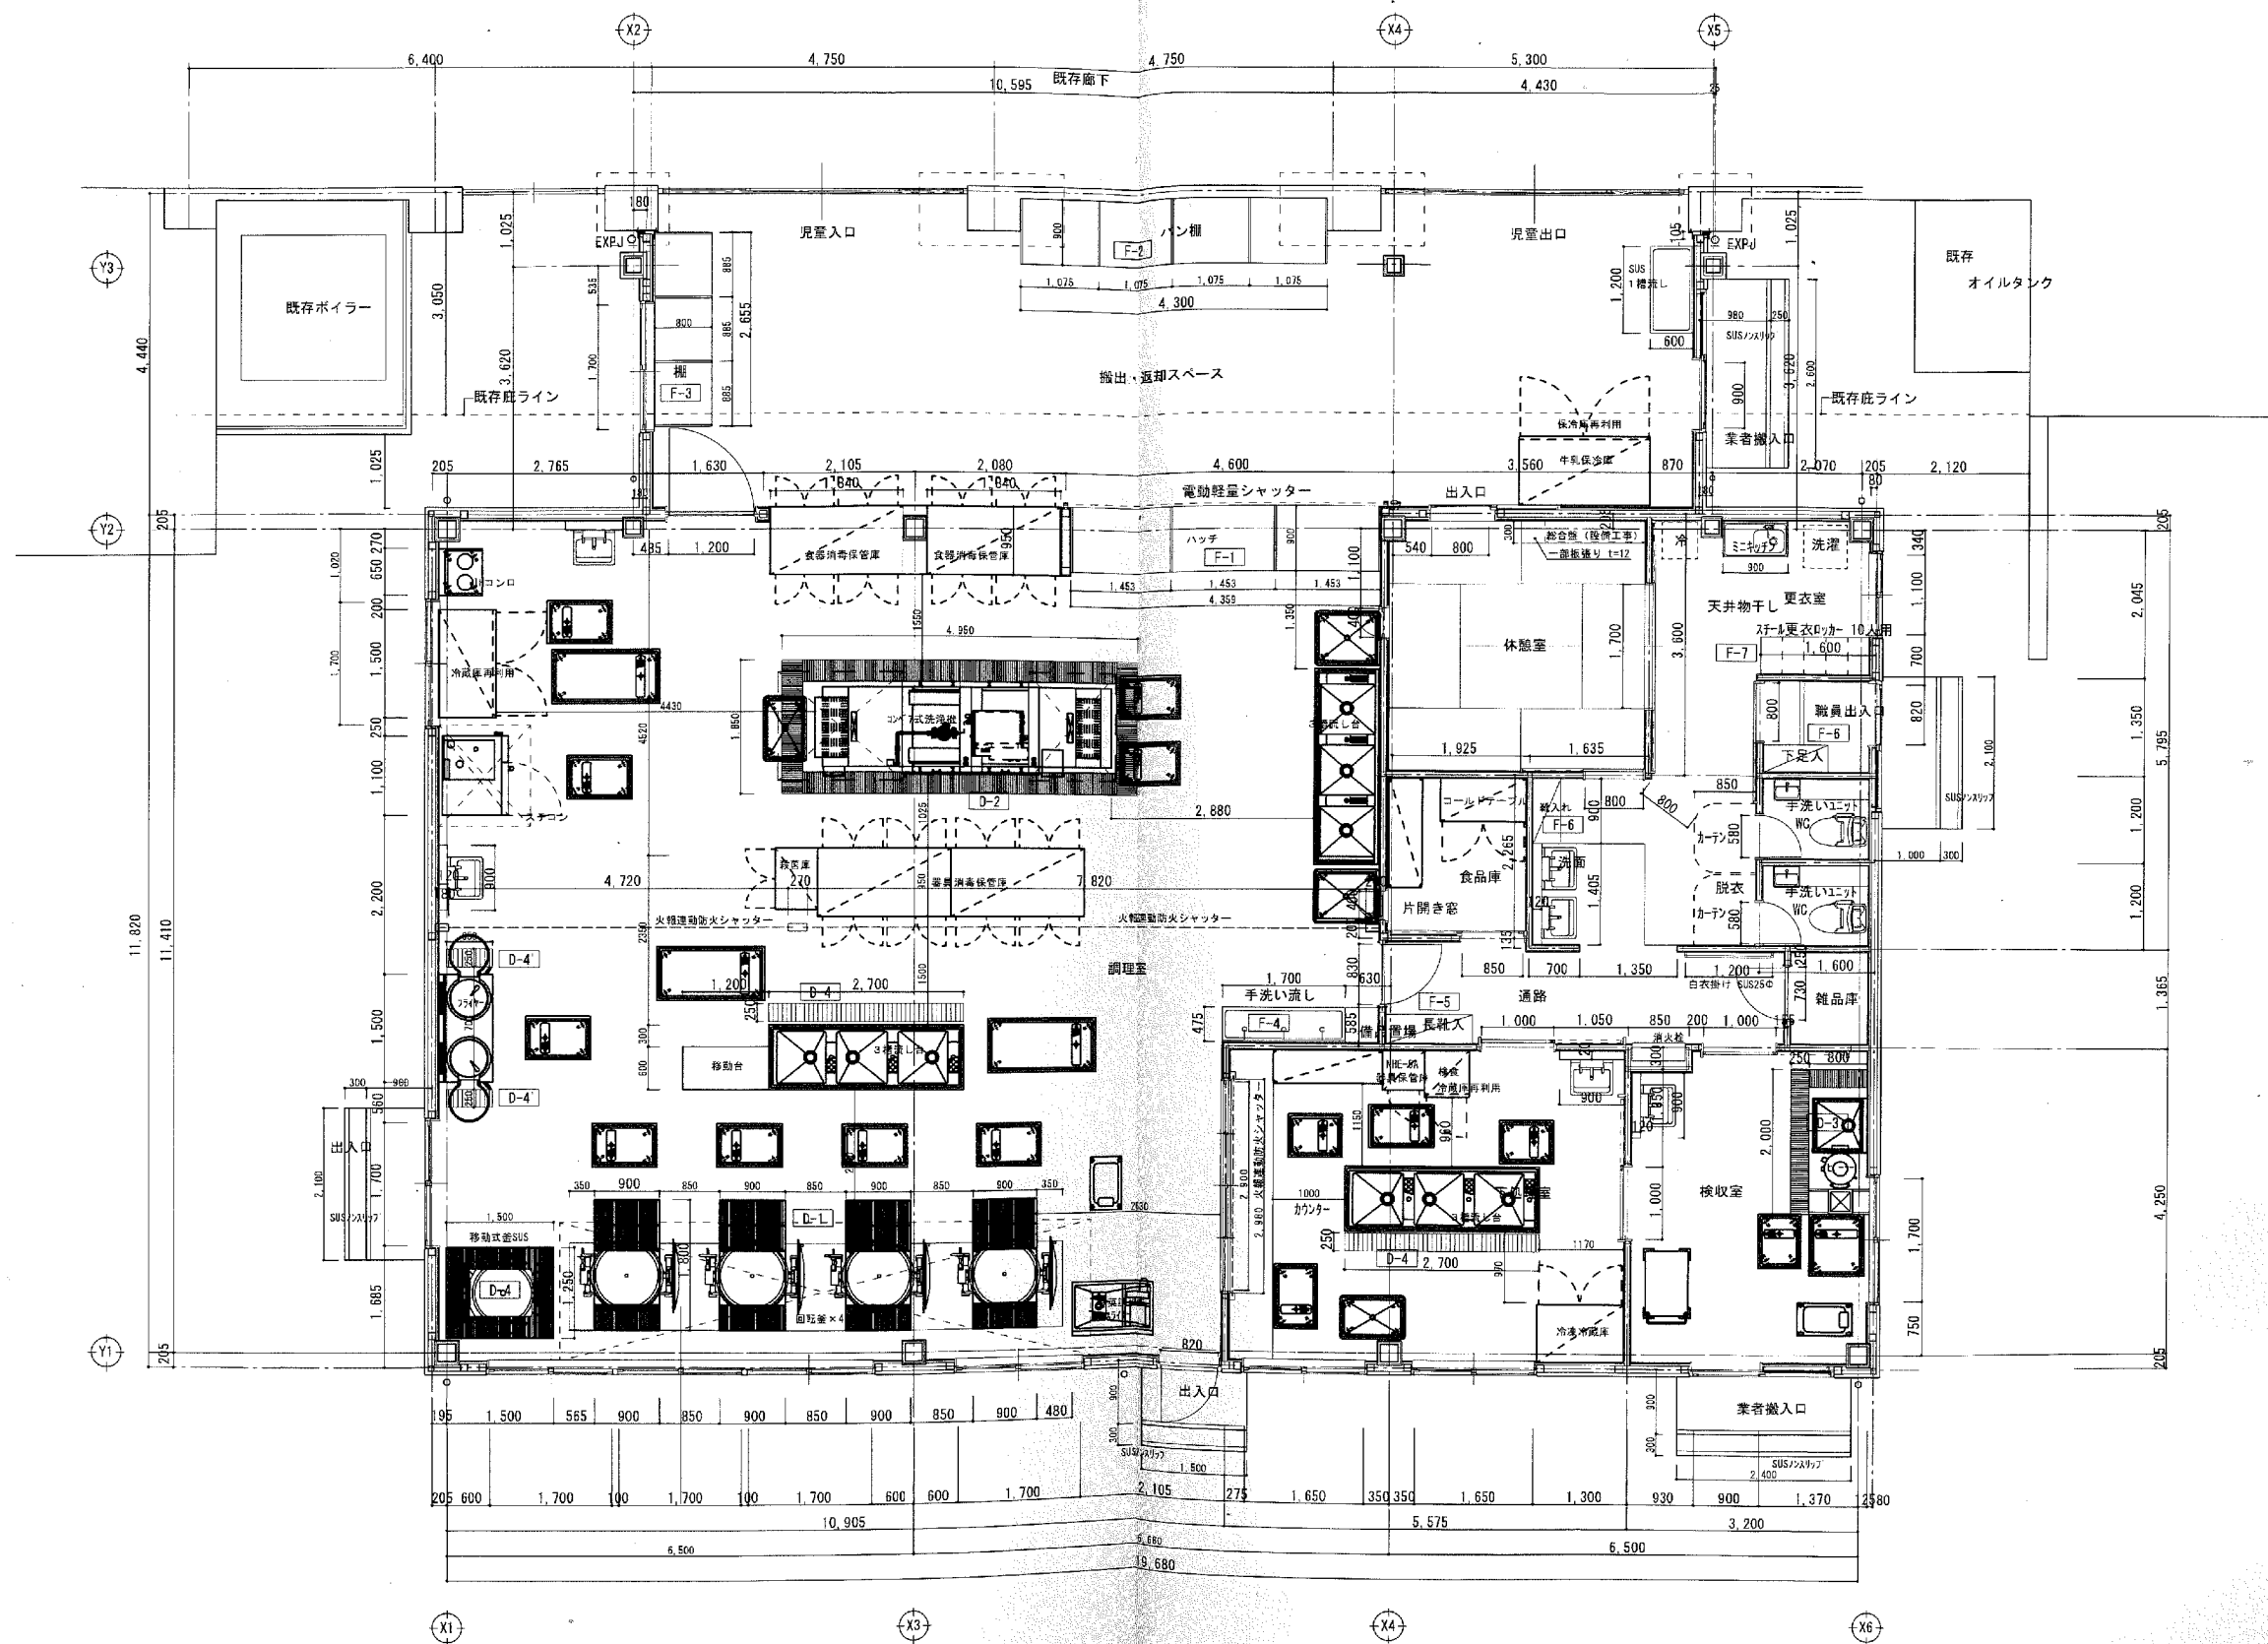


平面詳細図 1/50

工事名					特記	図面名	縮尺
安中市立原市小学校給食室改築工事						平面詳細図	1/50 A3=1/100
設計年月日	担当	製図	検図	承認	設計者	Architect Engineering Gun Co., Ltd. 建築設計・群 株式会社 1総務課士登録 第65295号 清水 謙二 群馬県高崎市新後院町 7-8 TEL 427-323-0071	図面番号 A 013
R04.03							

機器リスト 原市小学校


	名称	数量	備考
1	ガス回転釜	5	
2	上流し	3	
3	下流し	1	
4	調理台	3	
5	食器洗浄機	1	
6	ボイラー	1	
7	野菜裁断機	1	
8	球根皮むき機	1	
9	フードカッター	1	
10	揚物機	1	
11	冷蔵庫	1	
12	包丁殺菌庫	2	
13	作業台	17	
14	スチームコンベクションオーブン	1	
15	冷凍冷蔵庫	2	

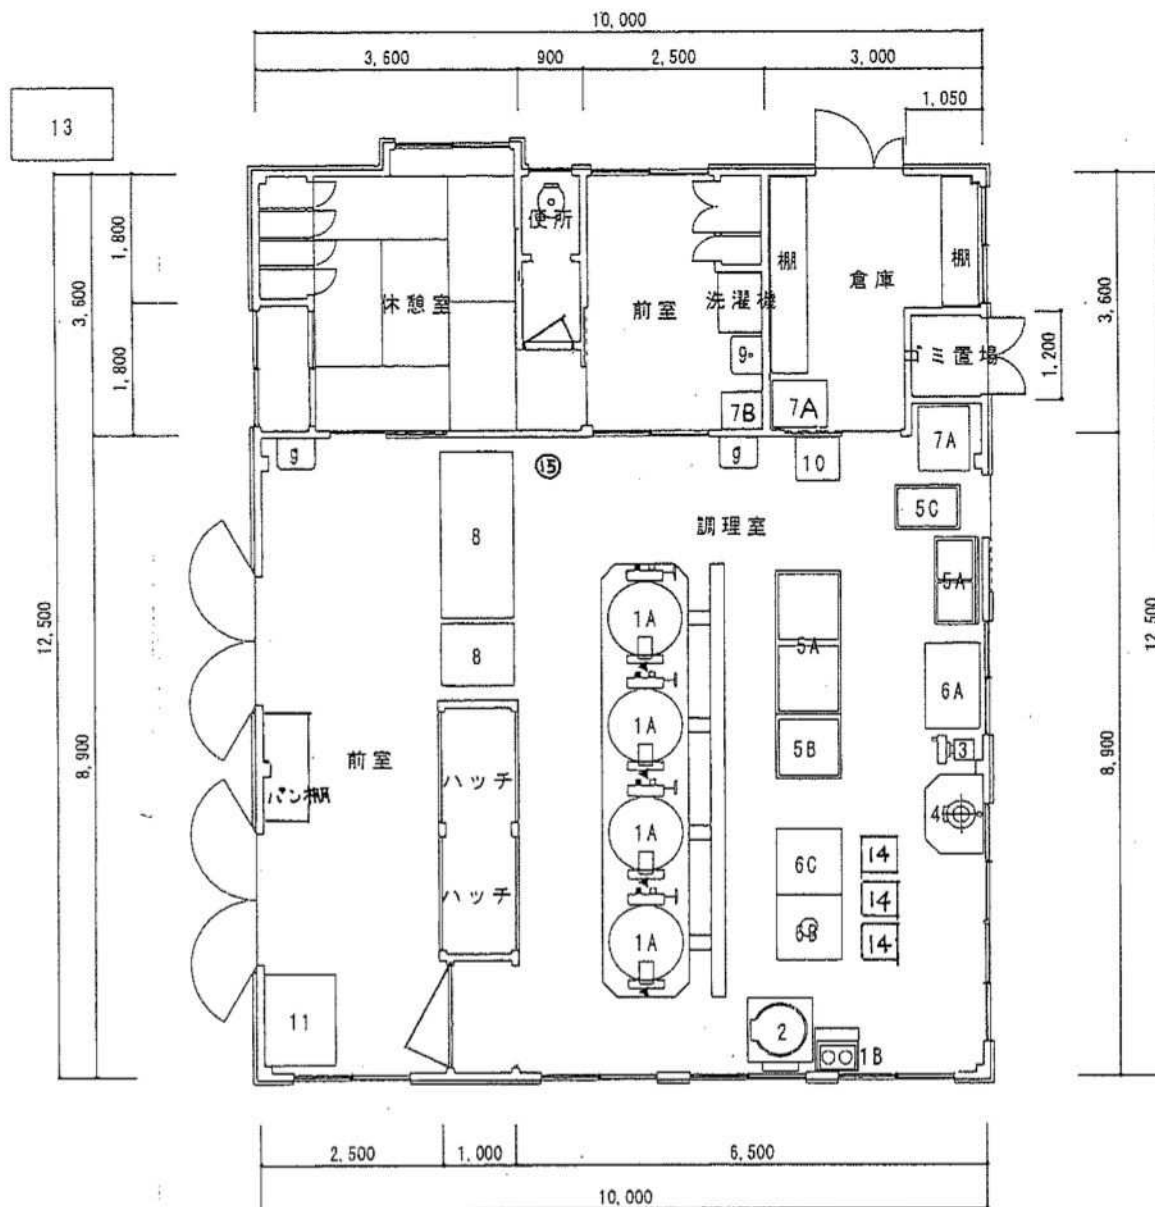

厨房機器リスト

記号	機器名称	数量
1 A	ガス回転釜	4
1 B	ガスコンロ	1
2	揚物器(両側)	1
3	野菜切器	1
4	球根皮剥器	1
5 A	2 槽シンク	2
5 B	1 槽シンク	1
5 C	移動シンク	1
6 A	調理台	1
6 B	穴明調理台	1
6 C	調理台	1
7 A	冷蔵冷凍庫	2
7 B	冷凍庫(検食用)	1
8	食器消毒保管庫	2
9	手洗器	3
10	殺菌庫	1
11	牛乳保冷库	1
12		
13	給湯ボイラー	1
14	移動調理台	3
15	扇風機	1

磯部小学校給食室 機器平面図 S=1:100

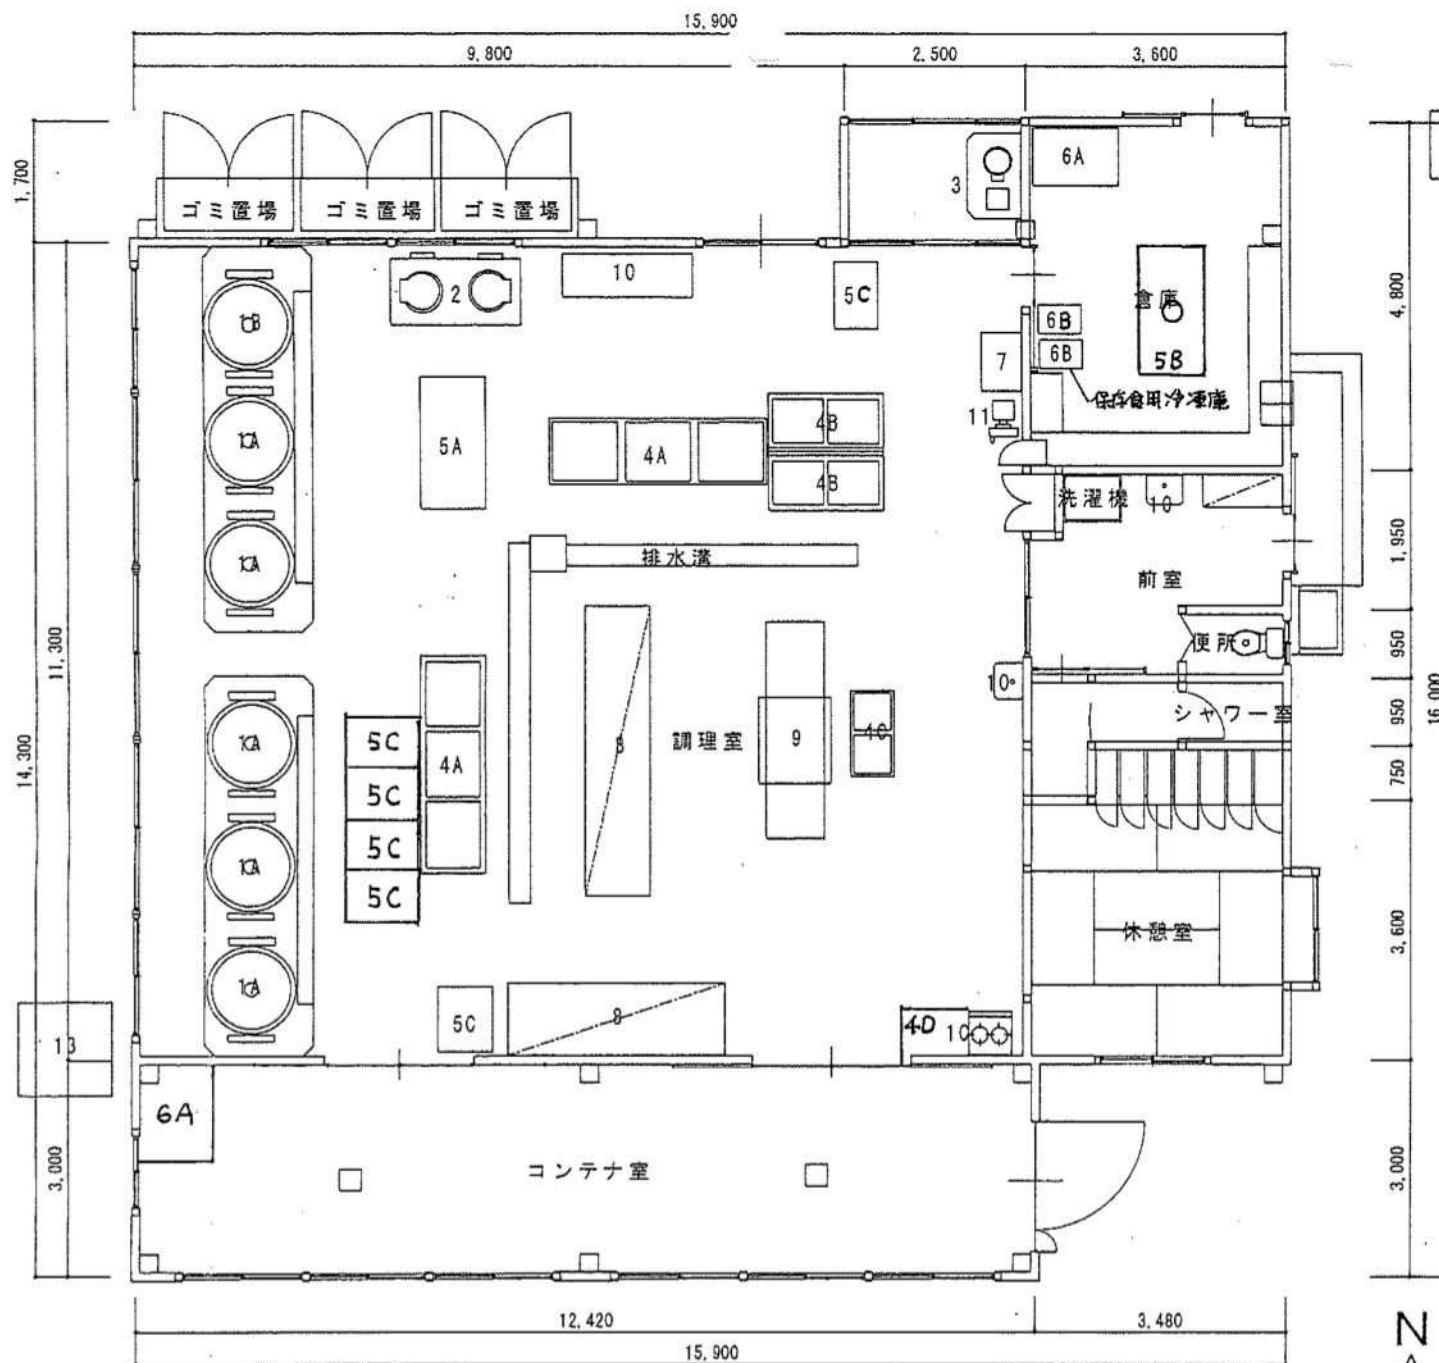

厨房機器リスト


記号	機器名称	数量
1 A	ガス回転釜(大)	5
1 B	ガス回転釜(中)	1
1 C	ガスコンロ	1
2	揚物器(両側)	1
3	球根皮剥器	1
4 A	3槽シンク	2
4 B	2槽シンク	2
4 C	2槽移動シンク	1
5 A	調理台	1
5 B	穴明調理台	1
5 C	移動台	6
6 A	冷蔵庫	2
6 B	冷凍庫	2
7	殺菌庫	1
8	食器消毒保管庫	2
9	食器洗浄機	1
10	手洗器	3
11	野菜切機	1
12	牛乳保冷库	1
13	ボイラー	1
4D	1槽移動シンク	1

第二中学校給食室 機器平面図 S=1:100

(平成22年度)

施設の配置図

 縮尺



学校名

第二中学校

調査番号

102113842

(市町村)

(学校)

整理番号

1111

凡例

建物

- ① 未とろかし建物
- ② 危険建物
- ③ 借用建物
- ④ 一時使用建物


建物以外の工作物


- ⑤ 自転車置場
- ⑥ 倉庫
- ⑦ 吹き抜けの建屋下
- ⑧ 温室
- ⑨ 相模場
- ⑩ 原島を小規模換気物

方位



(北に矢印を付す)

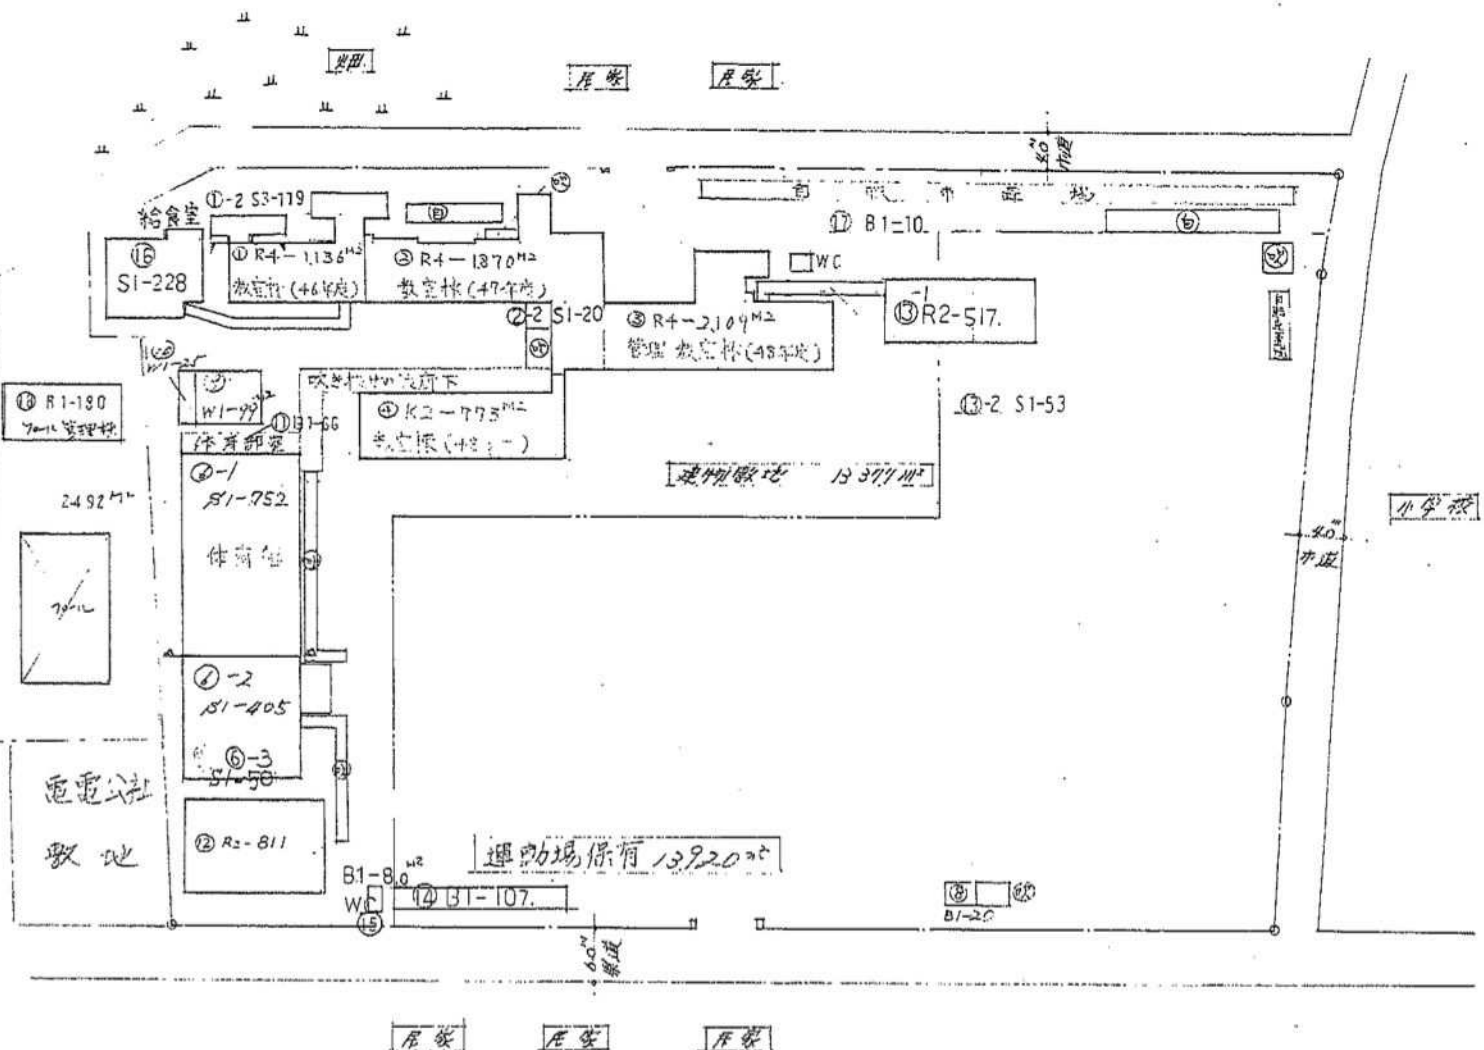

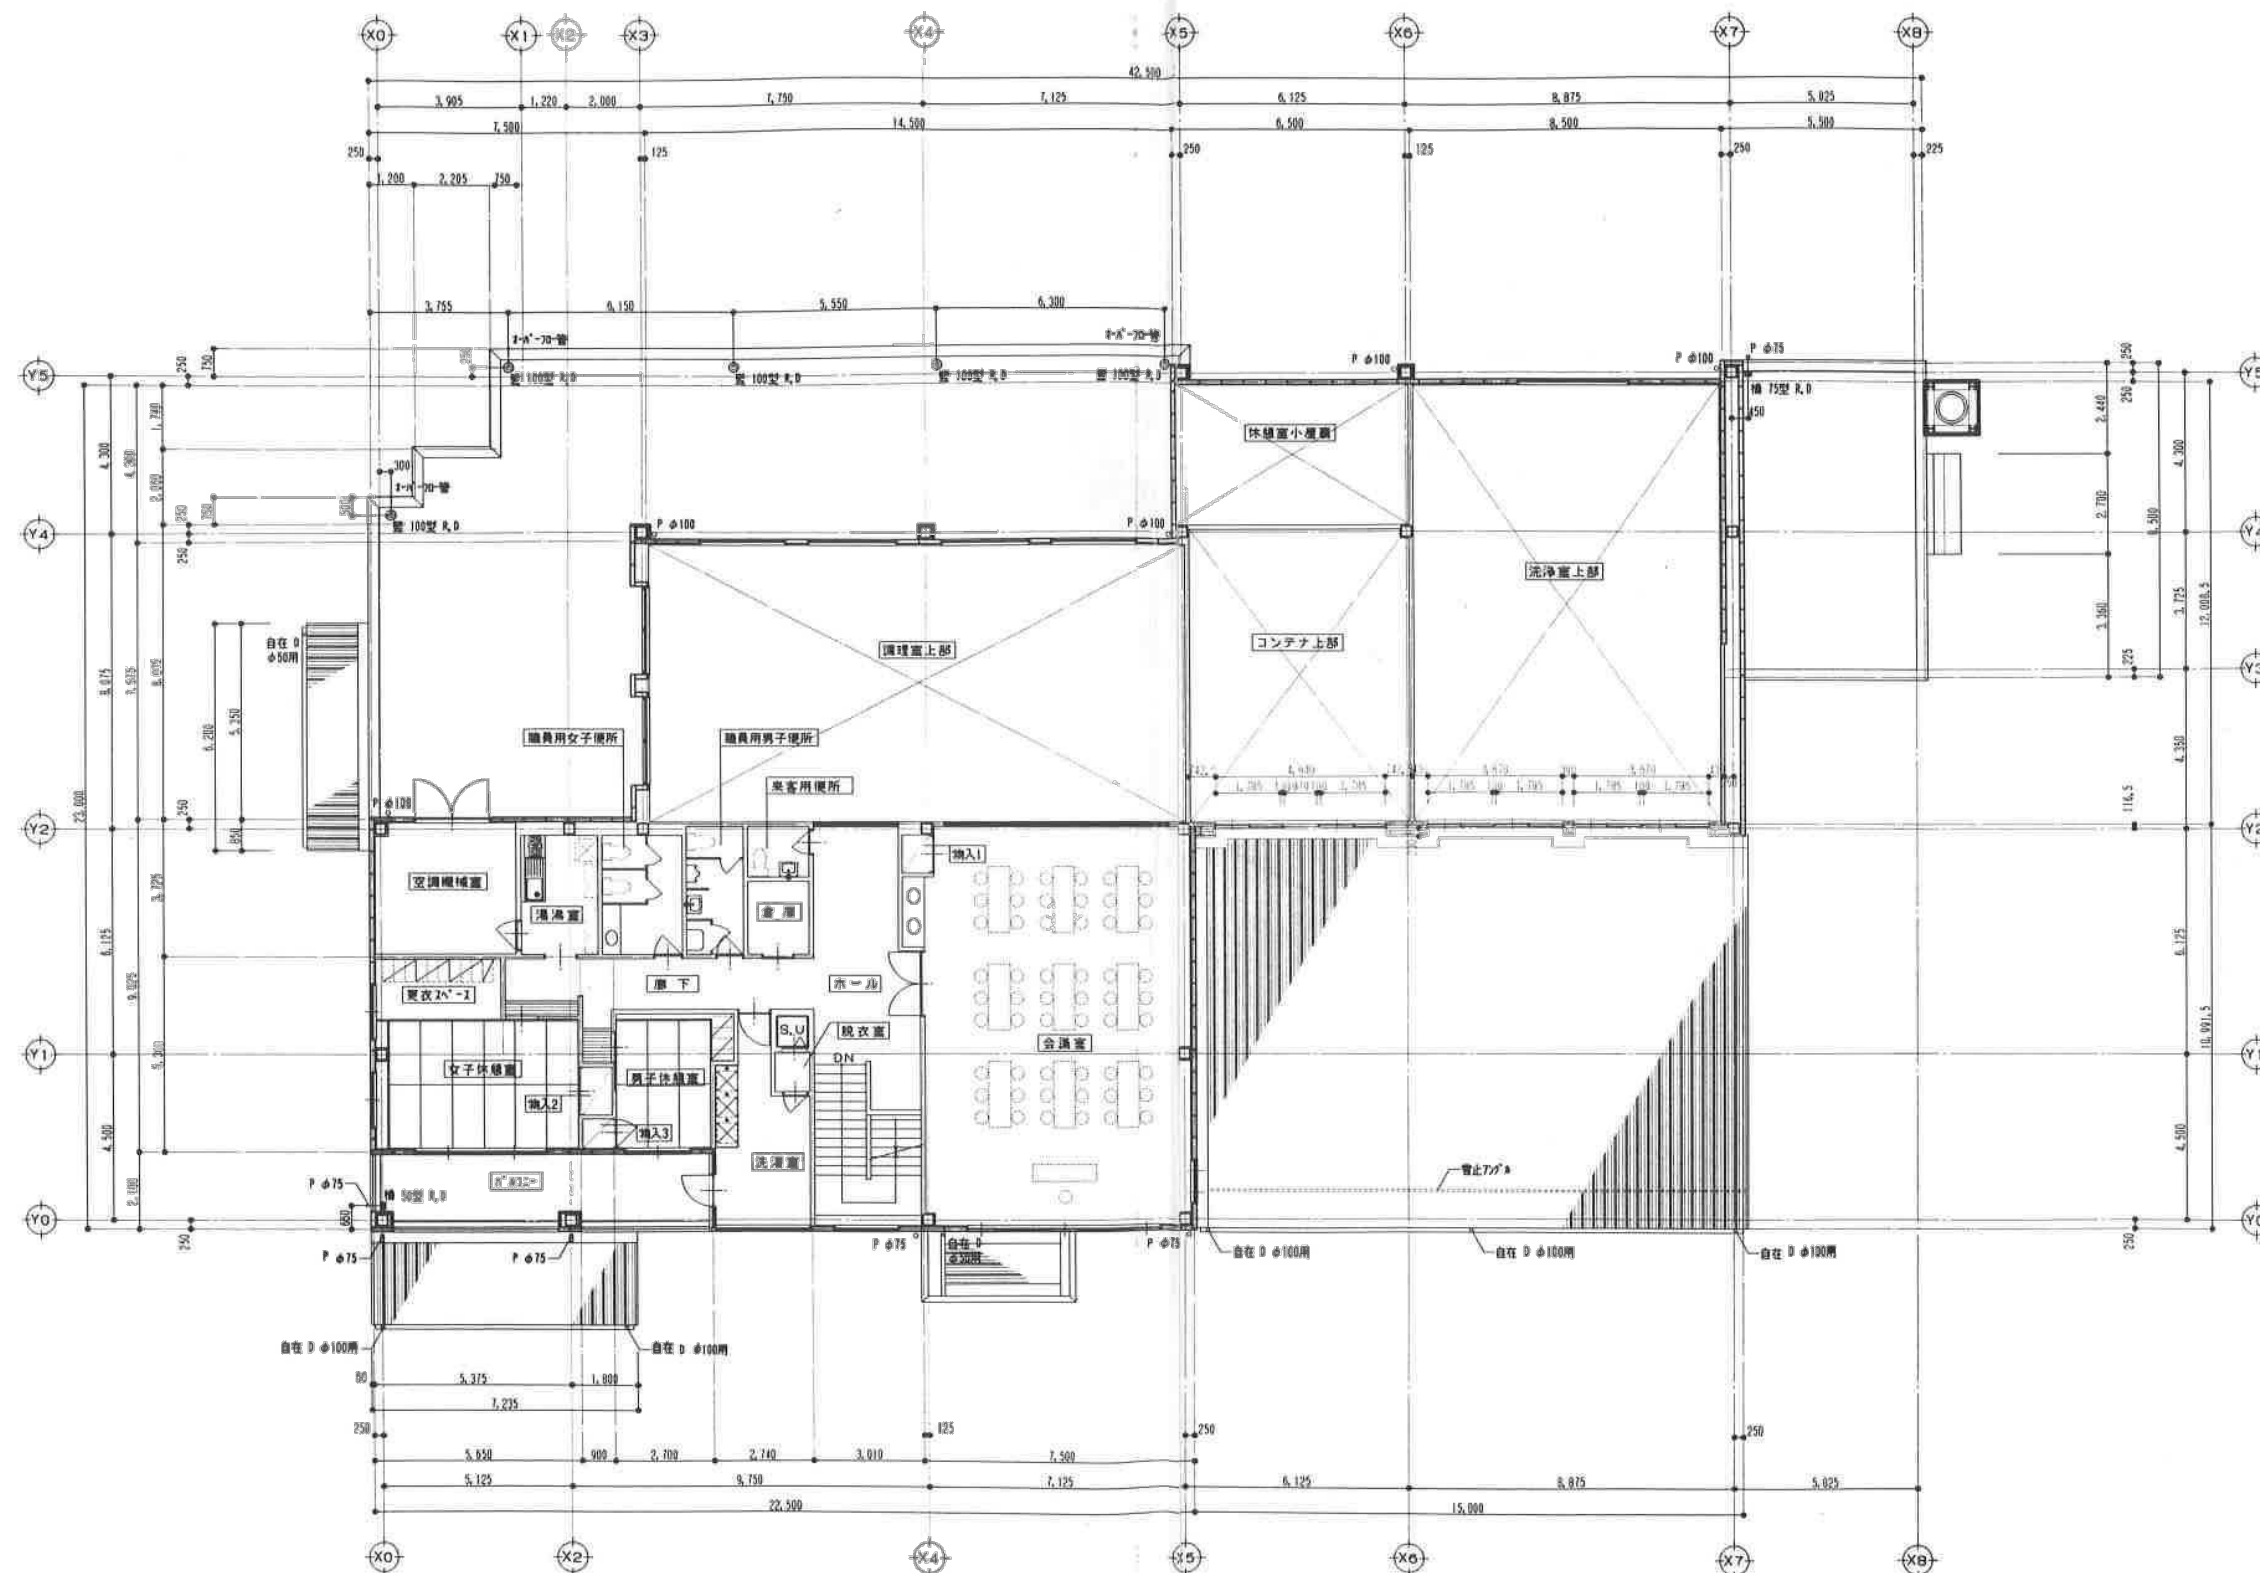


凡例

自在口 自在口の位置
 R.D. 既設型ドレン (換気扇) 位置
 P 窓枠 カラーV.P. 窓枠 100φ 75φ 50φ
 窓 障子障子, 和障子付上扉には,
 2-N-70-10 (90φ 60.5φ 換気扇用)
 を取り付けること。(但し2-N-70-10は除く)

※ ±0.00 敷地基準FL±230,
 2F基準FL±1700±20

【調理場 見取り図】

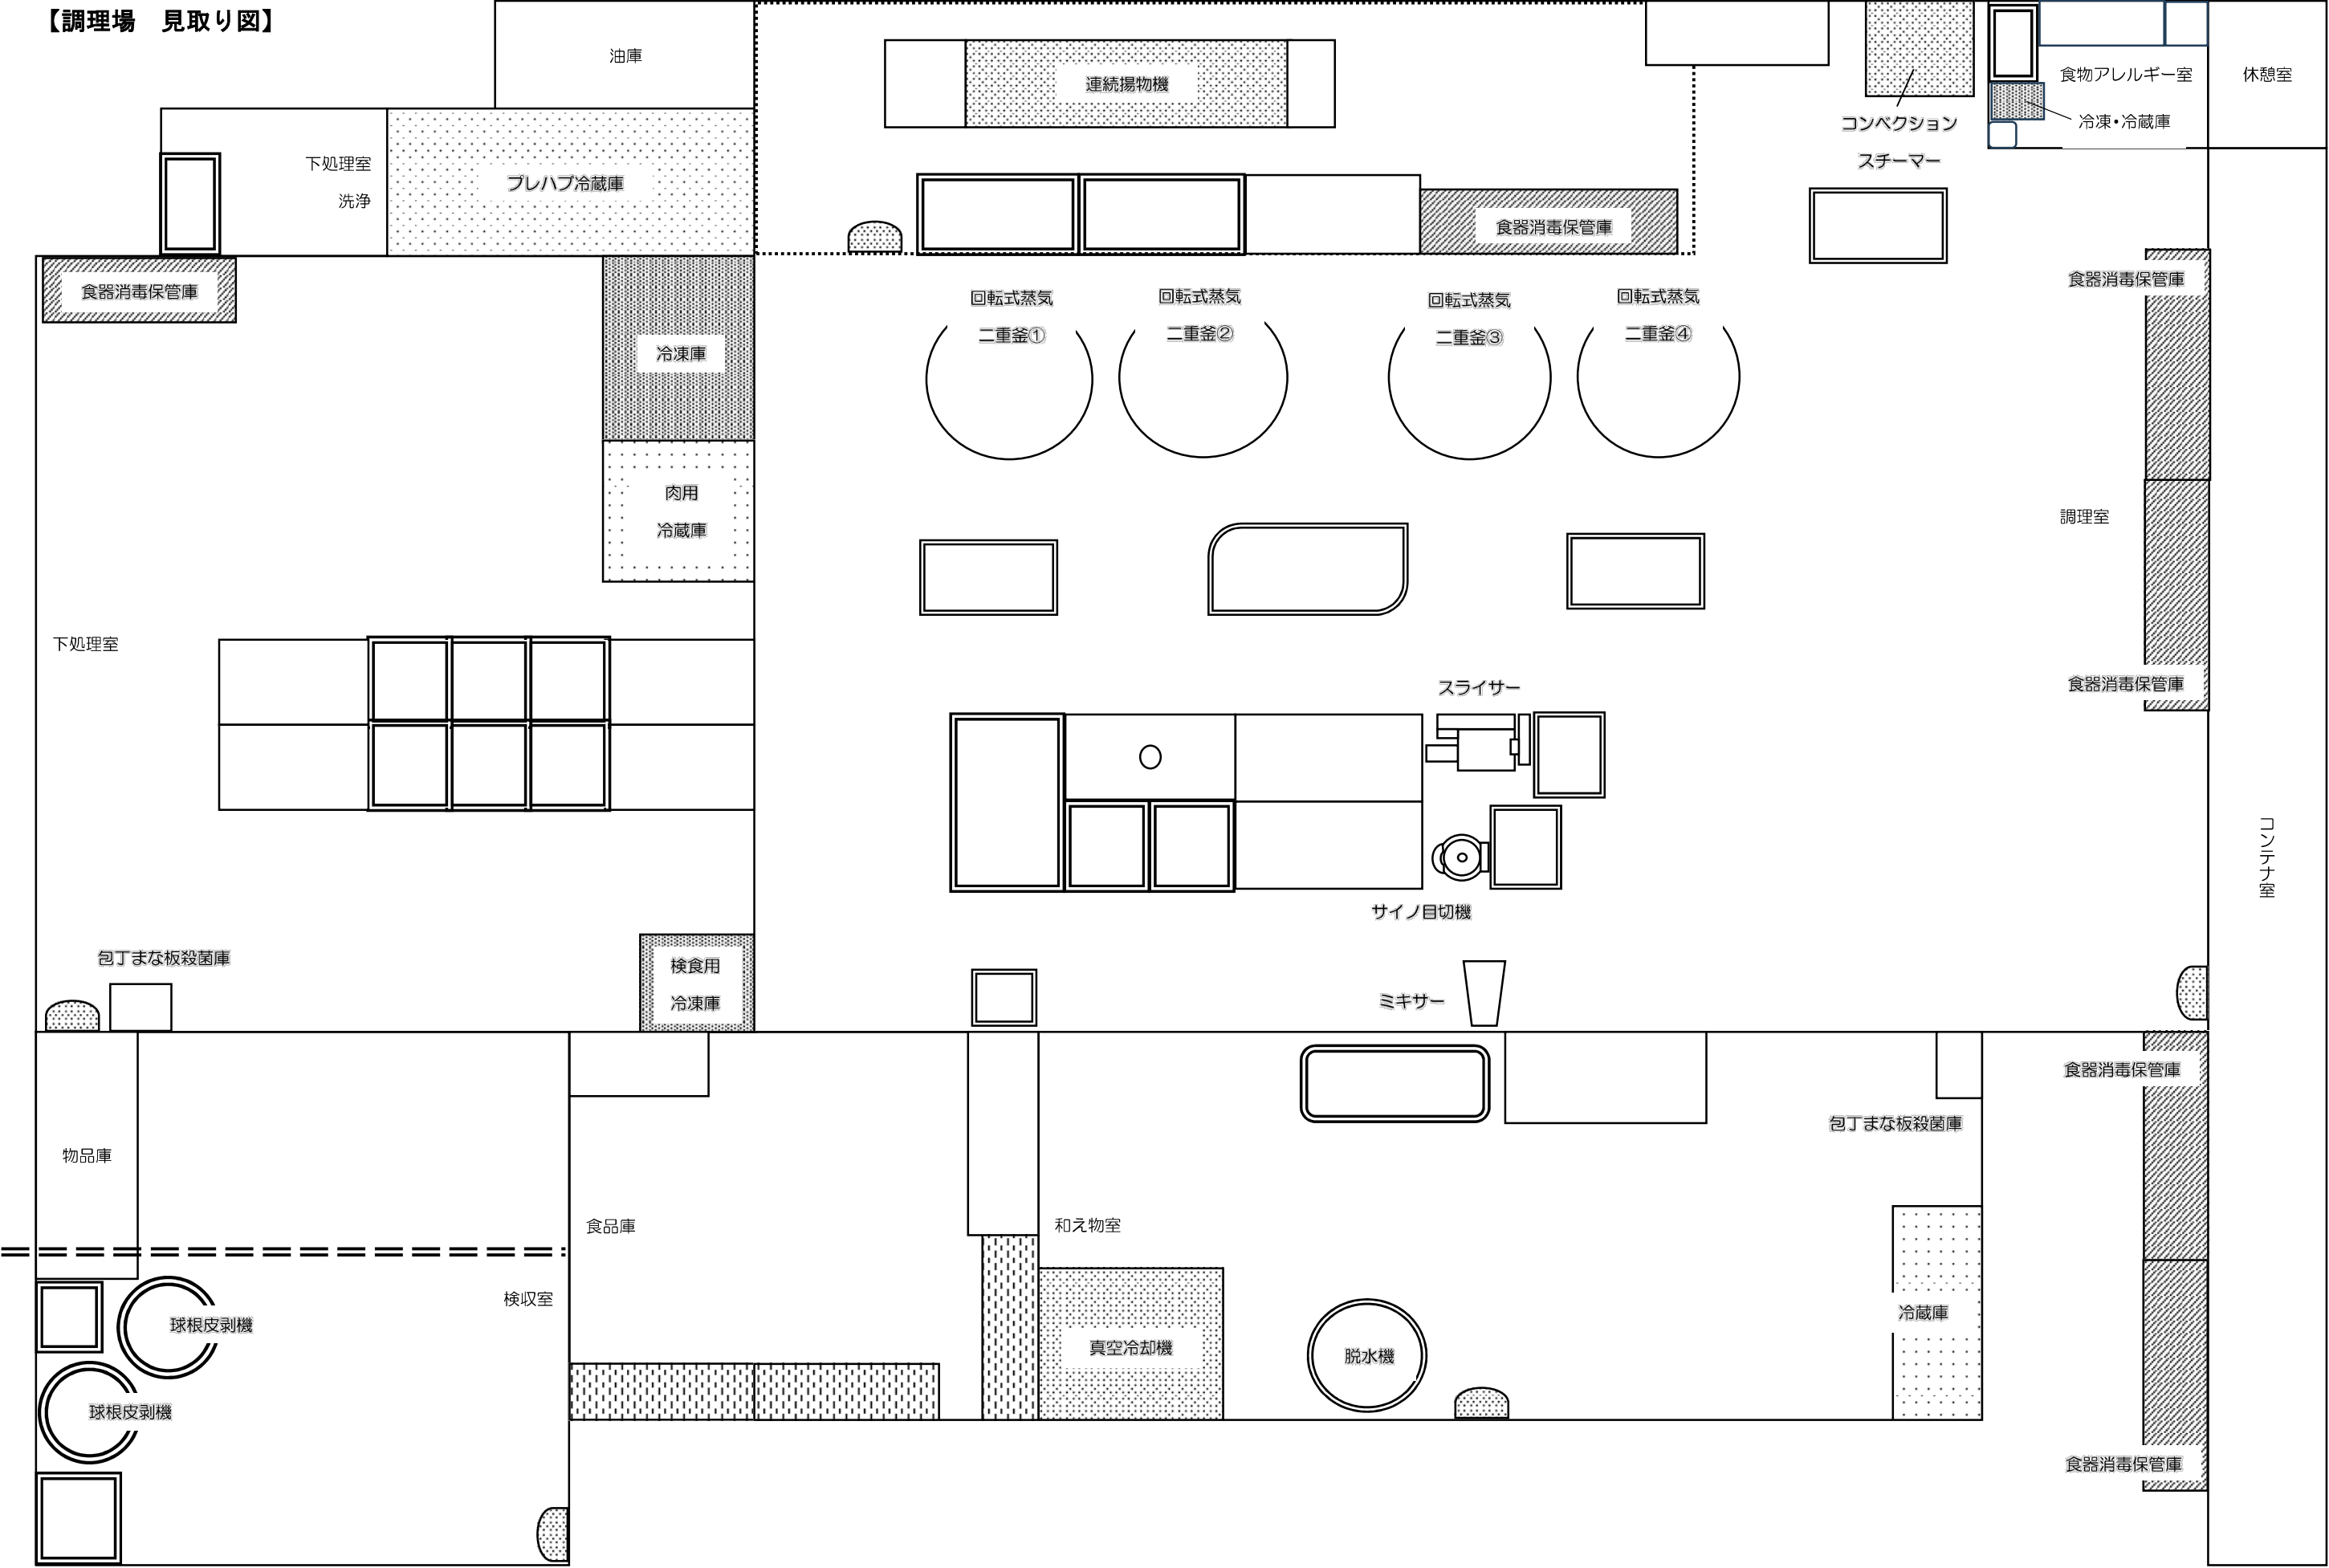

主な厨房設備器具明細表

設置場所	品 名	台数	設置場所	品 名	台数
検収室	球根皮剥機	1	揚物・焼物	移動作業台	1
	球根受槽	1	コーナー	1槽シンク	2
	1槽シンク	2		水切り作業台	1
下処理室	移動作業台	2		器具消毒保管庫	1
	3槽シンク	2	和え物室	真空冷却器	1
	作業台	1		脱水機	1
	プレハブ式冷蔵庫	1		和え物シンク	1
	大型パススルー冷凍庫	1		保冷库	1
	パススルー冷蔵庫	1		検食冷凍庫	1
	包丁俎板殺菌保管庫	1	コンテナ室	配送コンテナ	13
	器具消毒保管庫	1		食缶消毒保管庫	2
	1槽下洗いシンク	1	洗浄室	食器消毒保管庫	3
調理室	1槽シンク	1		食器消毒保管庫操作盤	1
	2槽シンク	2		食器消毒保管庫	1
	穴あき調理台	2		コンテナー洗浄機	1
	調理台	2		食器自動浸漬槽	1
	スライサー	1		食器自動供給装置	1
	サイノ目切り機	1		食器洗浄機	1
	移動式受け槽	2		食器自動整理装置	1
	高速度ミキサー	1		食缶浸漬槽	1
	包丁俎板殺菌保管庫	1		食缶洗浄機	1
	蒸気回転釜	4		水切り受け台	1
				移動シンク	2
揚物・焼物	連続揚げ物機	1	ボイラー室	貫流式ボイラー	2
コーナー	油濾し機	1			
	油タンク	1	配送車	2t	3
	スチームコンベクションオーブン	1			